
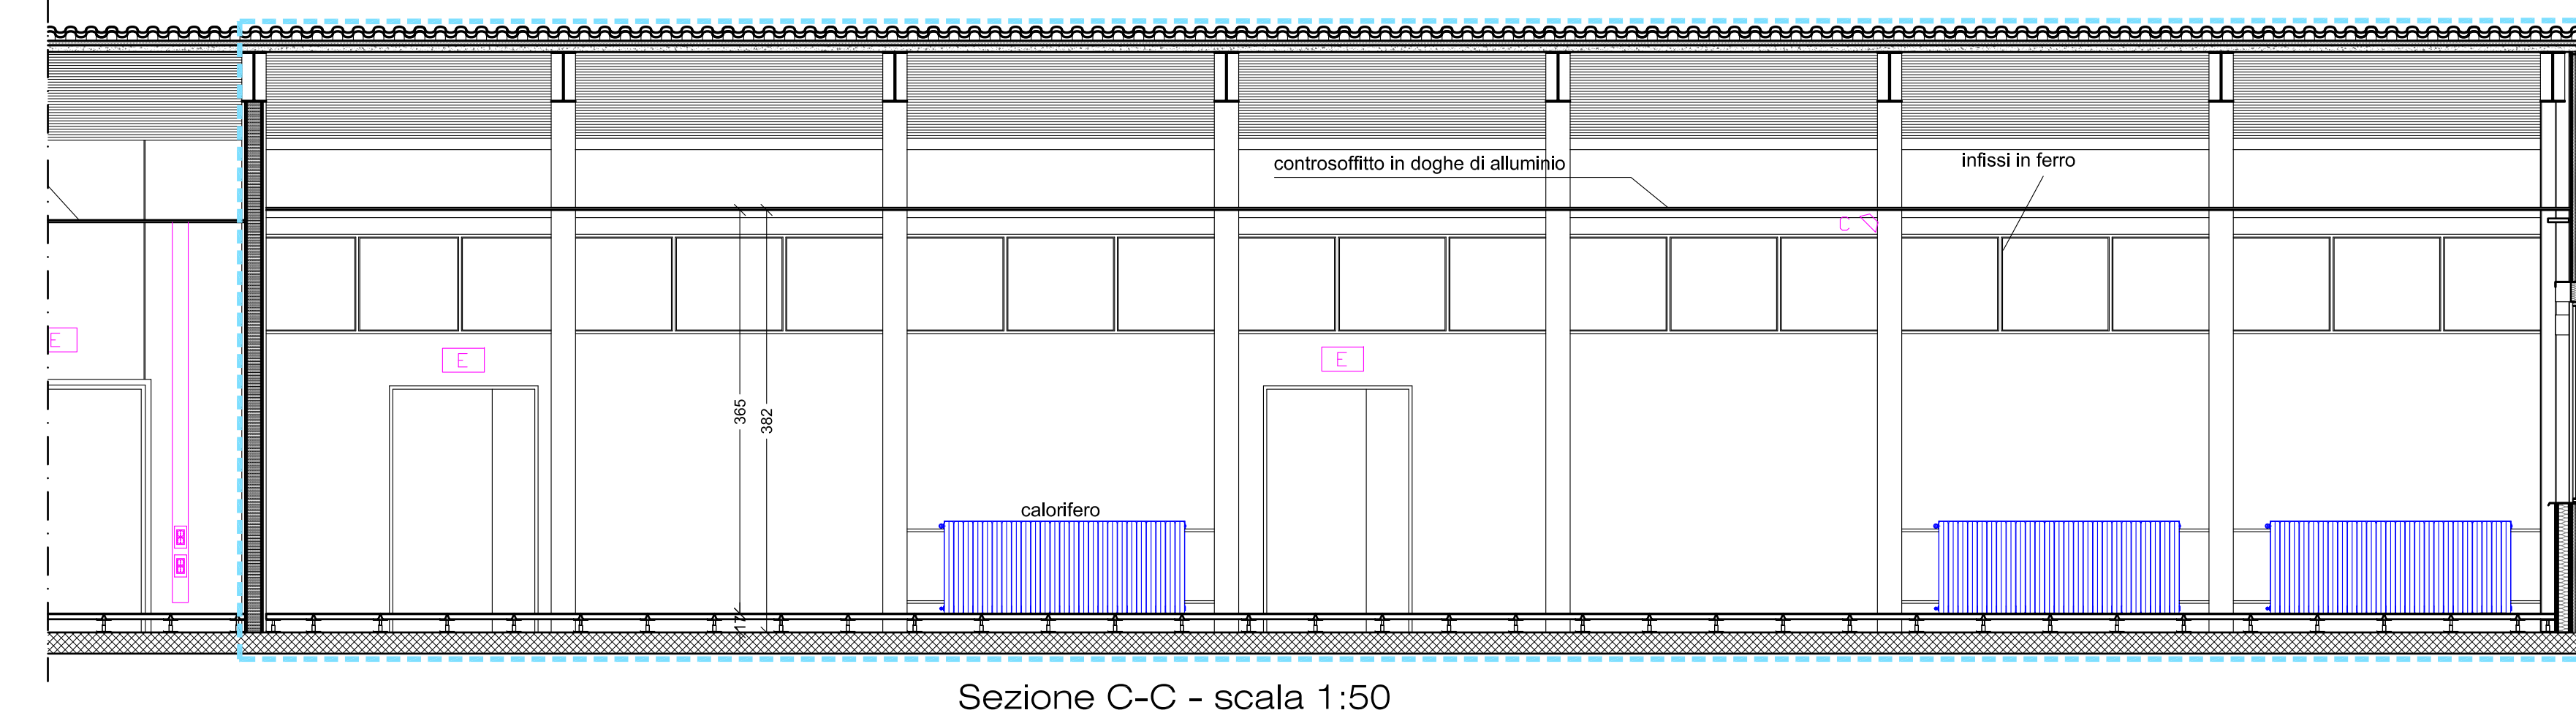
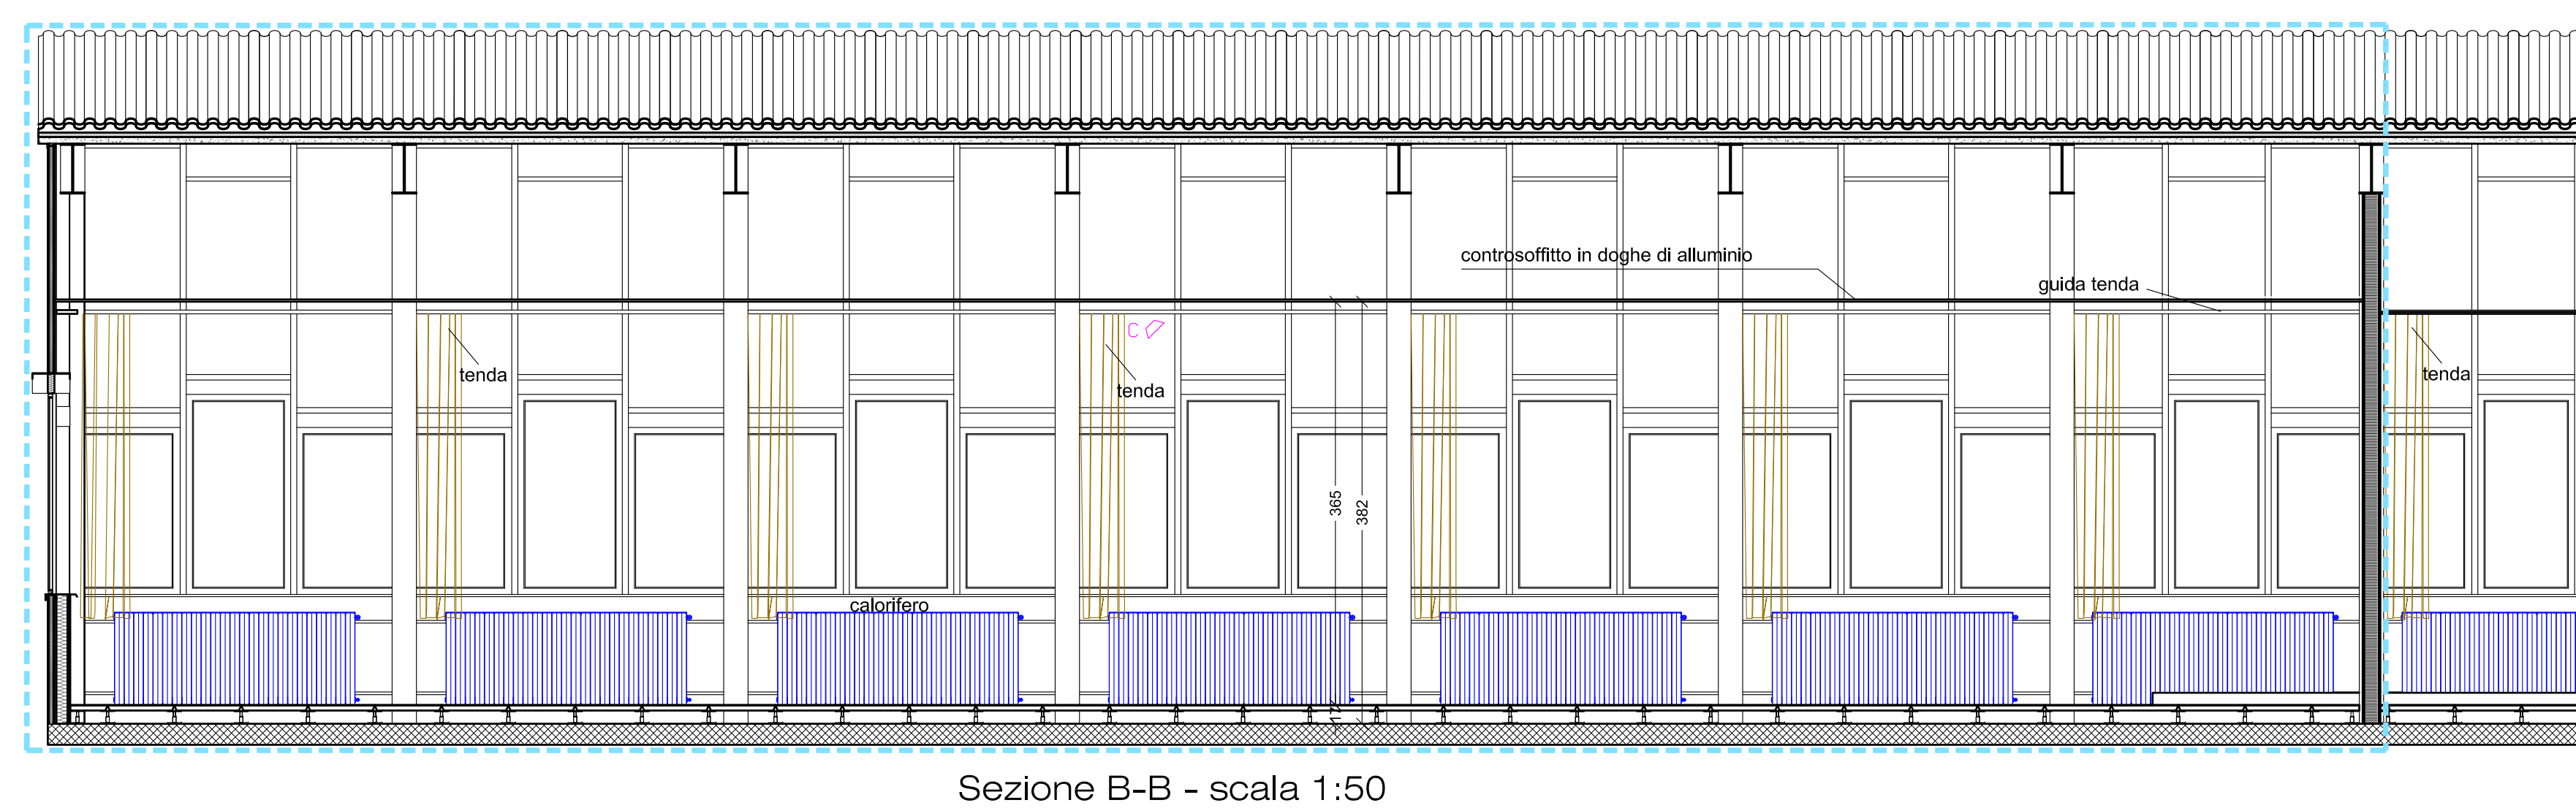


AULA S2.1 - STATO DI FATTO - PIANTE E SEZIONI - Scale varie

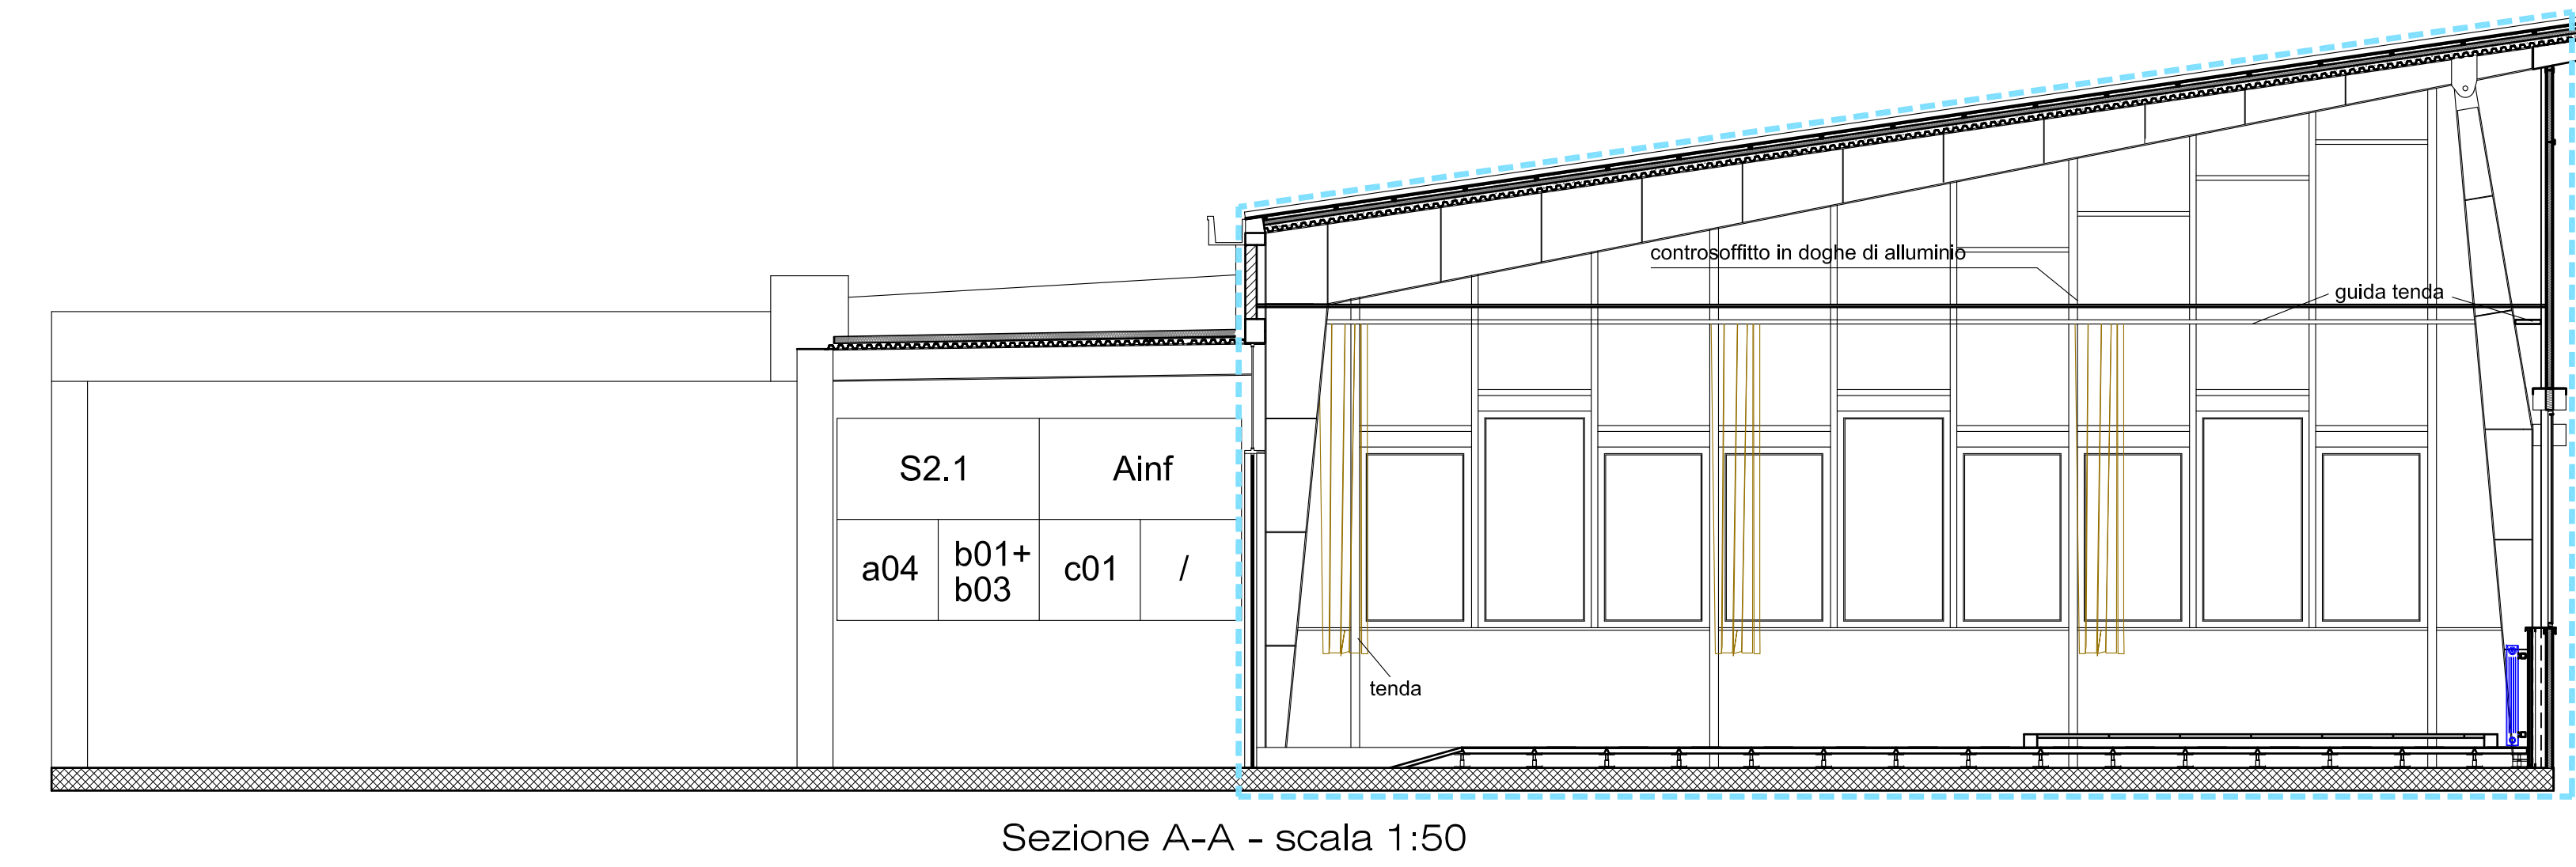


LEGENDA	
	Calcestruzzo armato
	Murature e tavolati
	Ambito di intervento

Nome ambiente	
Destinazione d'uso	
Pavimento	
Finitura Pareti	
Controsoffitto	

LEGENDA FINITURE	
Destinazioni d'uso	
Add = Aula didattica	
Adis = Aula da disegno	
Ainf = Aula informatica	
Pavimenti	
a01 = Linoleum a quadrotti	
a02 = Linoleum a teli	
a03 = Gomma a teli	
a04 = Pavimento galleggiante	
Finitura pareti	
b01 = Intonaco civile	
b02 = Rivestimento finito laminato	
b03 = Pannelli sandwich	
b04 = Pareti mobili finitura laminata	
Controsoffitti	
c01 = Doghe di alluminio	
c02 = Pannelli di alluminio	
c03 = Pannelli di fibra minerale	
Zoccolini	
d01 = PVC o similari	
d02 = Legno	

LEGENDA SIMBOLI	
	Quadro Elettrico
	Implanto elettrico e dati cattedra
	Schermo
	Lampada d'emergenza
	Montante elettrico - canale in pvc
	n°4 prese shuko e montante elettrico
	Implanto audio-video cattedra
	Videoproiettore
	Altoparlante
	Radiatore
	Montanti riscaldamento
	Tenda a pacchetto
	Guida scorrimento tende
	Appendibili
	Esitorino fisso
	Pulsante allarme antincendio
	Badenia allarme antincendio
	Plafoniera 4x18 W
	Plafoniera 2x58 W
	Split condizionamento
	Centralina tende e luci
	Centralina impianto antintrusione
	Centralina impianto di rilevazione incendi
	Centralina tornelli
	Armadio dall'foria
	Canale elettrico in PVC
	Rilevatore fumi
	Rilevatore volumetrico
	Contatto porta
	Bocchetta mandata aria
	Griglia di ripresa aria

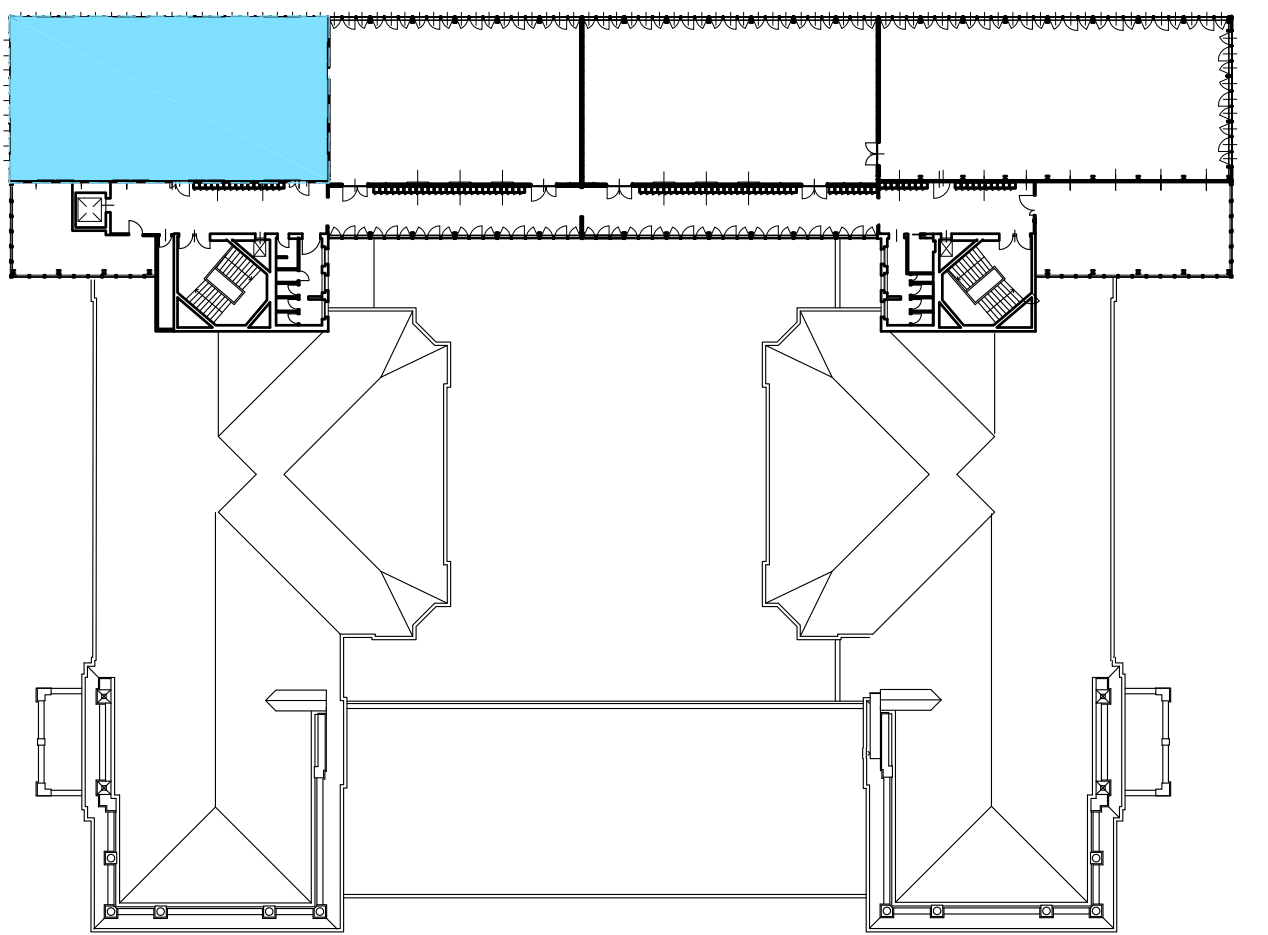

Pianta guida scala 1:500

POLITECNICO DI MILANO
Area Tecnico Edilizia
P.zza Leonardo da Vinci, 32 - 20133 MILANO
PHONE: +39 02 2399.1 www.polimi.it

Campus: **LEONARDO**

Edificio: **N° 3 - Padiglione sud**
piazza Leonardo da Vinci, 32 - MILANO

Struttura:
Amministrazione Centrale

Codice Lavoro:
1065_10

Oggetto:
REALIZZAZIONE DEGLI IMPIANTI DI RAFFRESCAMENTO E RISTRUTTURAZIONE DELLE AULE

Responsabile del Procedimento: arch. Mauro Rizzieri - A.T.E.

Responsabile del Progetto: ing. Gianluca Noto - A.T.E.

Progetto Opere Strutturali: AREA TECNICO EDILIZIA - ing. Gianluca Noto (R)

Progetto Impianti Meccanici: S. T. STRUTTURA ARCHITETTURA - ing. Maurizio Colombo (R)

Progetto Impianti Elettrici: POOL PROFESSIONALE MILANO s.r.l. - ing. Antonio Simonato (R)

Coordinatore per la sicurezza in fase di progettazione: AREA TECNICO EDILIZIA - ing. Fabio Innao (R)

CONSULTIN & MANAGEMENT - ing. Enzo Rendina (R)

geom. Serafino Celestino

Titolo Tavola		Categoria Tavola	
AULA S2.1 - STATO DI FATTO		OPERE CIVILI	
Codice Tavola		SCALA: varie PLOTTAGGIO: 1=1 FORMATO: A0+	
PROGR.	REVISIONE	FASE	NOTE
50	OC23.1	/	/
3	REVISIONE	28/04/11	G.N. G.N. M.R.
2	REVISIONE	14/04/10	G.N. G.N. M.R.
1	REVISIONE	05/03/10	G.N. G.N. M.R.
0	REVISIONE		
REV.	DESCRIZIONE	DATA	REDAITTO VERIFICATO APPROVATO