



Pianta arredo - scala 1:100

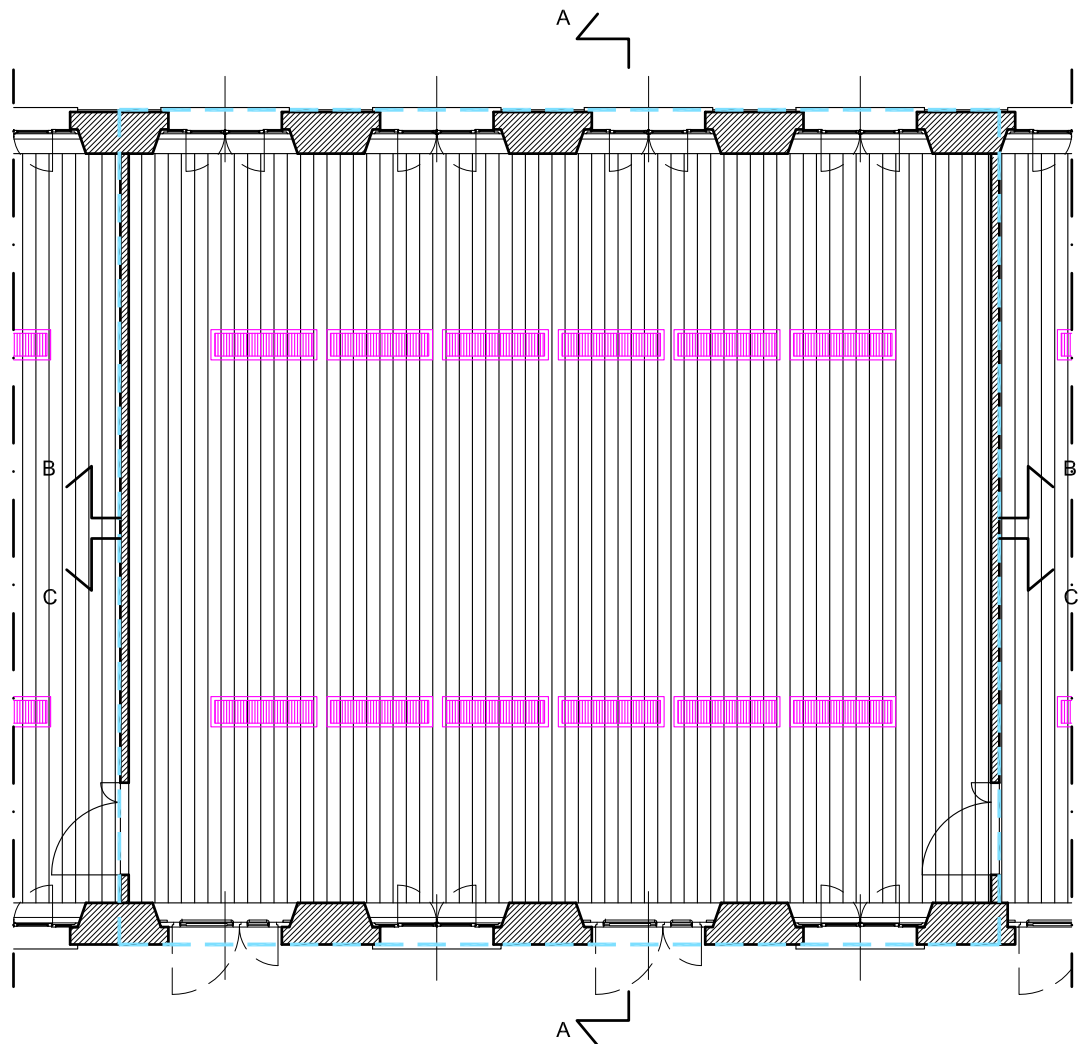

Pianta soffitto - scala 1:100

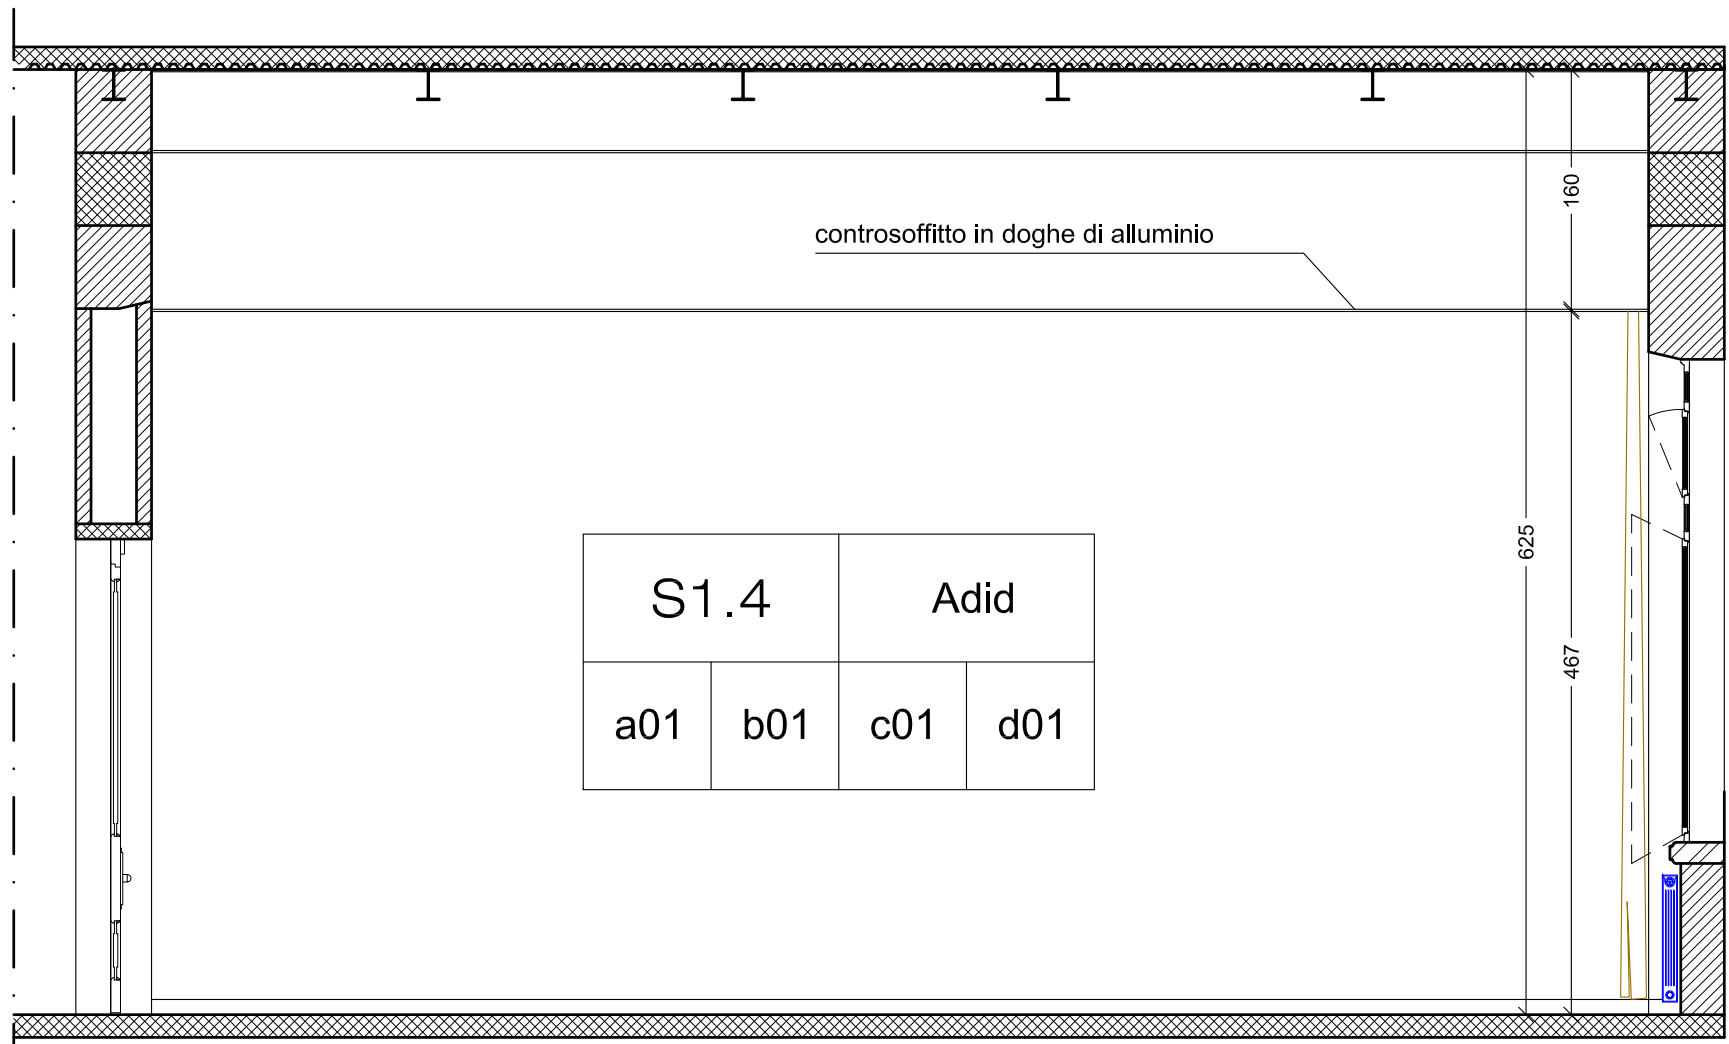


Sezione A-A - scala 1:50




LEGENDA	
	Calcestruzzo armato
	Murature e tavolati
	Ambito di intervento

Nome ambiente	Destinazione d'uso
Pavimento	Zoccolino
Finitura Pareti	Controsoffitto


LEGENDA FINITURE	
Destinazioni d'uso	
Adid = Aula didattica	
Adis = Aula da disegno	
Ainf = Aula informatica	
Pavimenti	
a01 = Linoleum a quadrotti	
a02 = Linoleum a teli	
a03 = Gomma a teli	
Finitura pareti	
b01 = Intonaco civile	
b02 = Rivestimento finito laminato	
Controsoffitti	
c01 = Doghe di alluminio	
c02 = Pannelli di alluminio	
c03 = Pannelli di fibra minerale	
Zoccolini	
d01 = PVC o similari	
d02 = Legno	

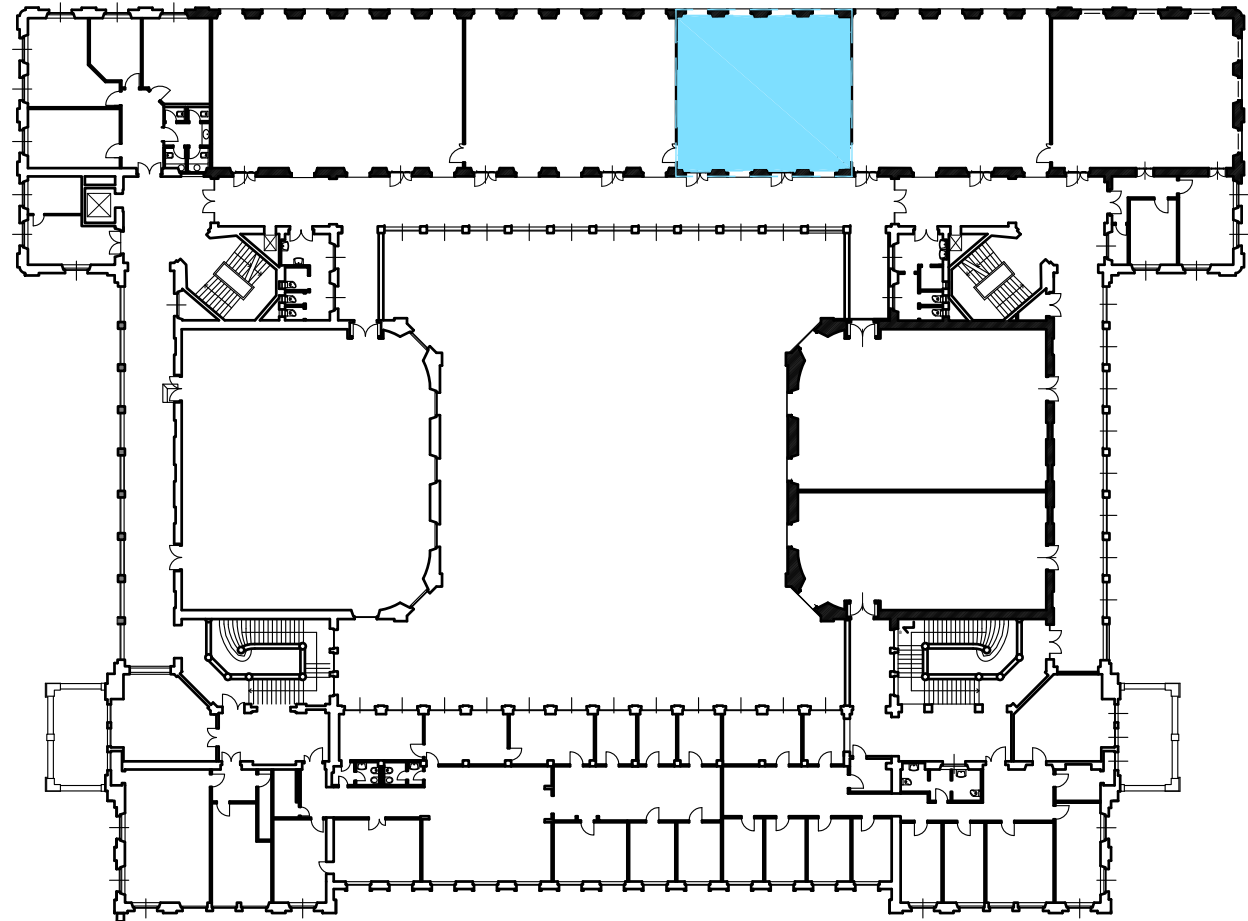


Pianta guida scala 1:500

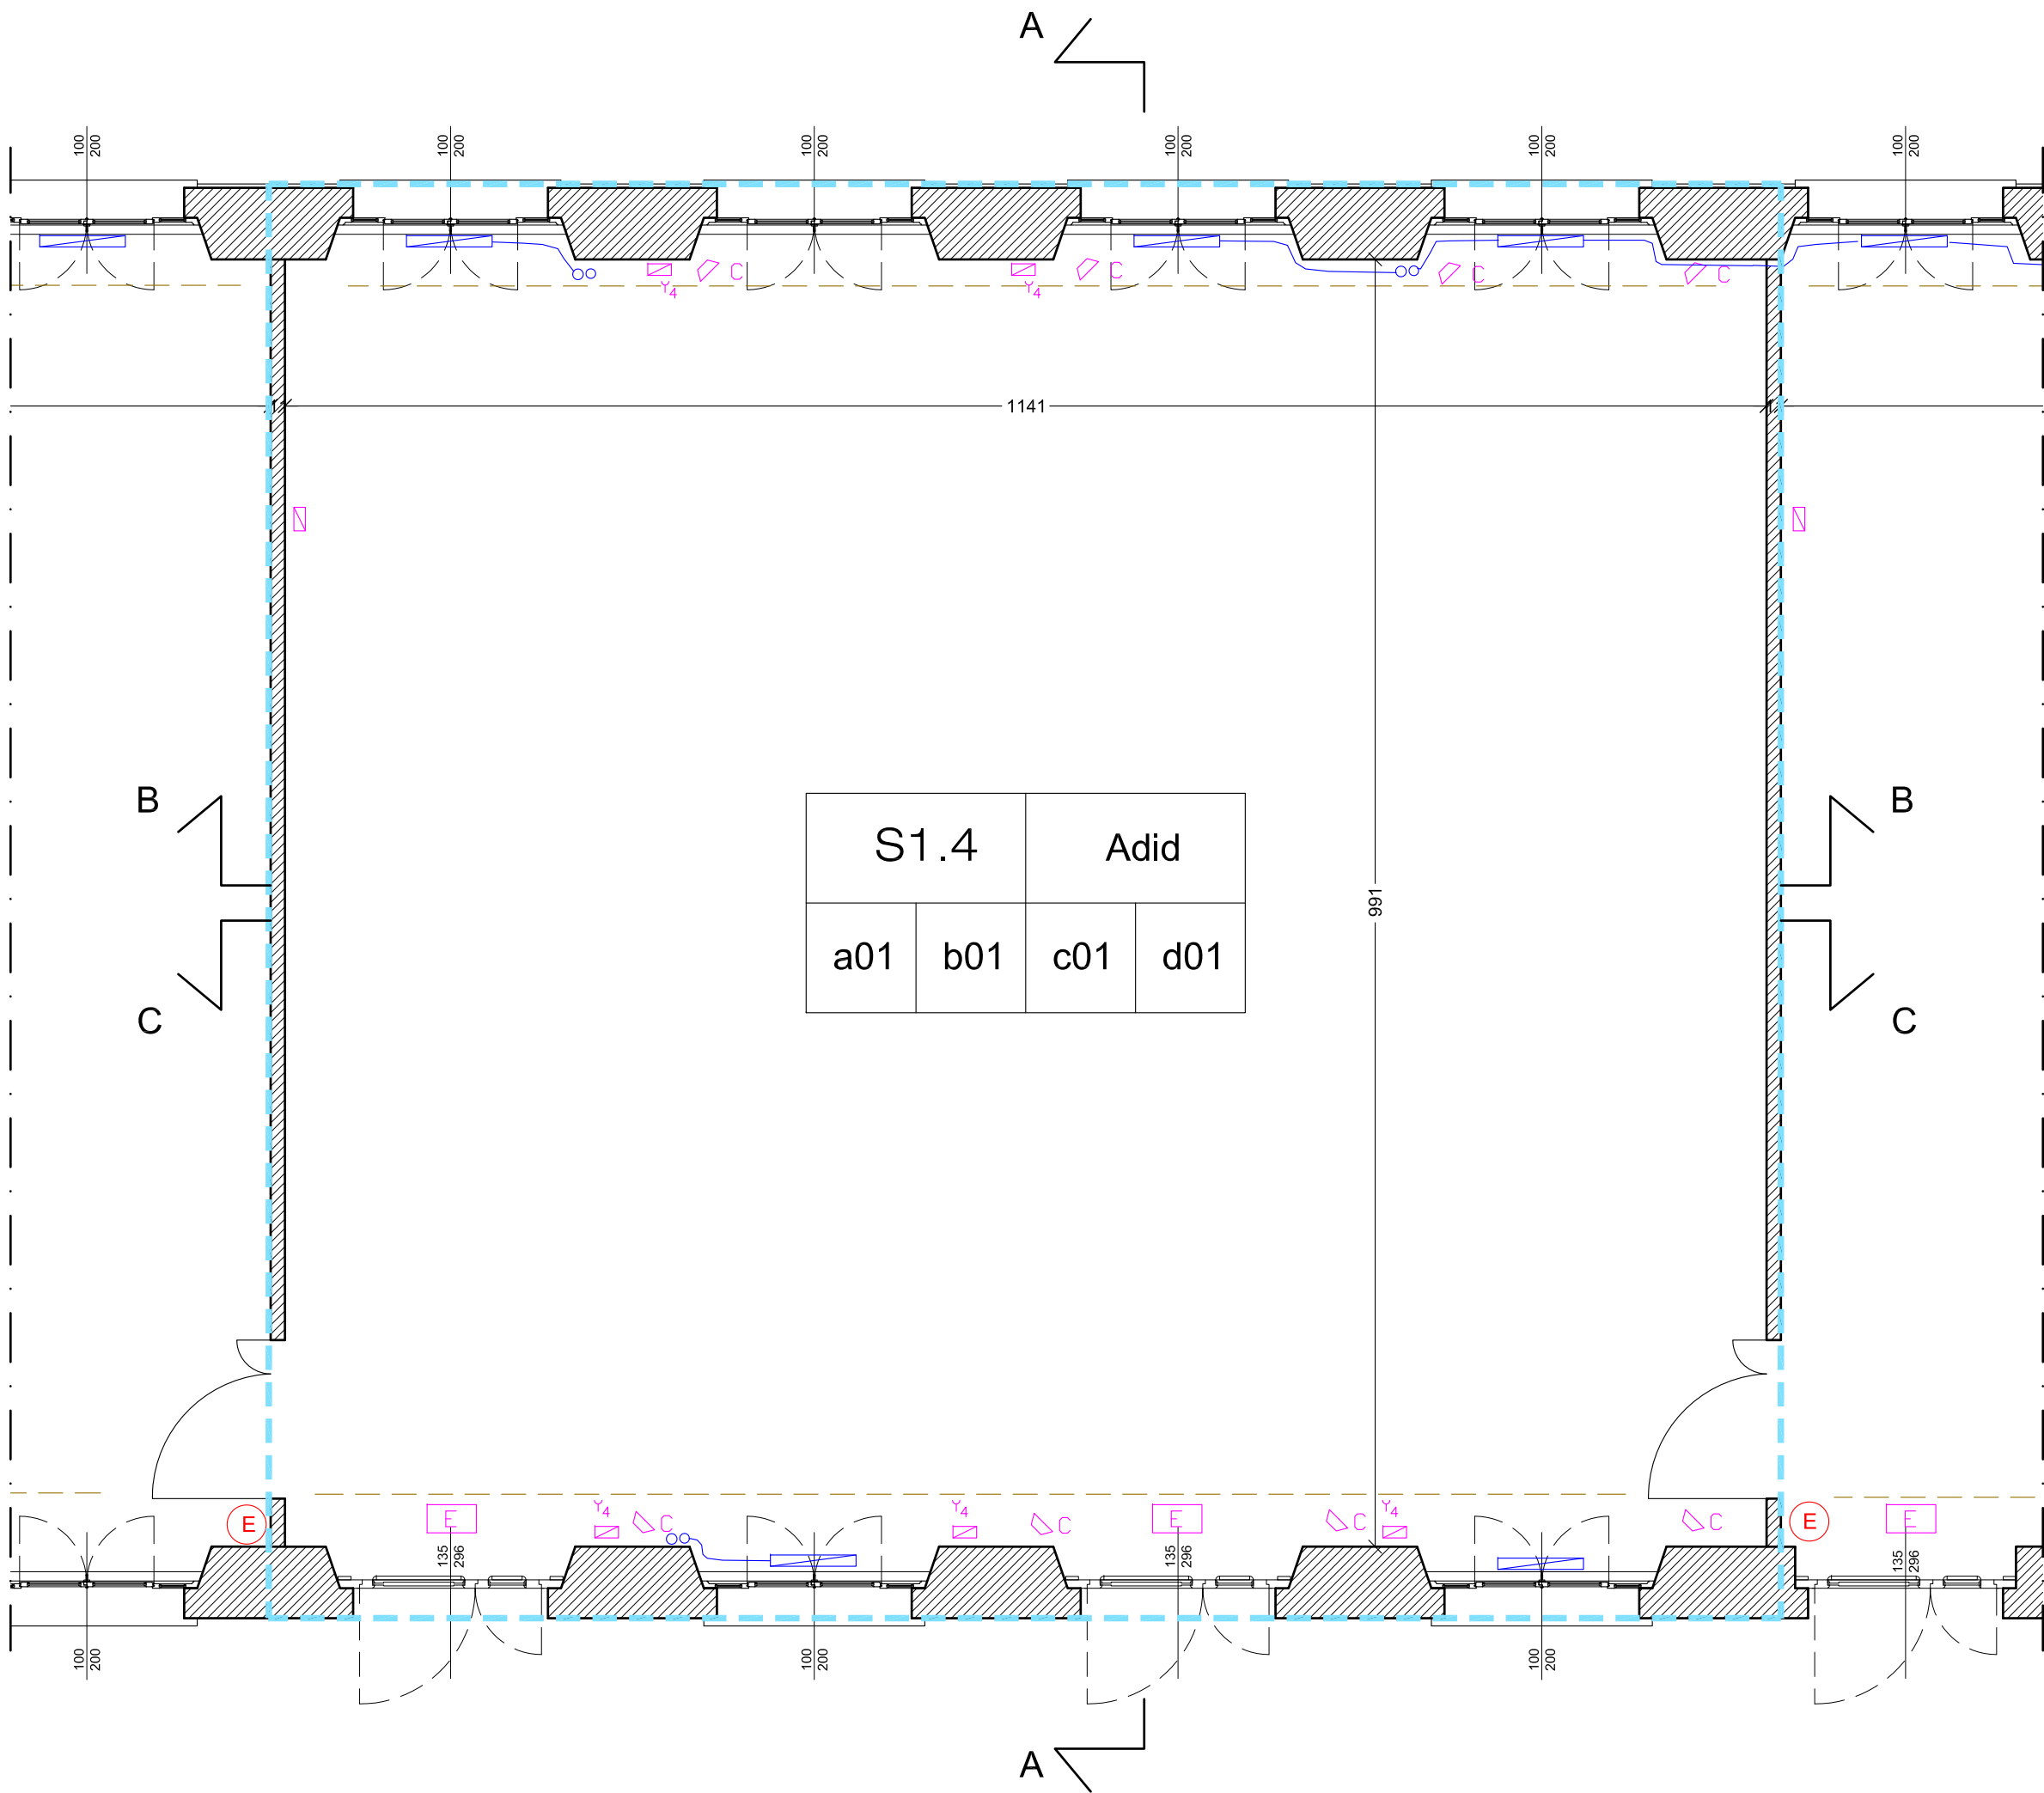

Pianta - scala 1:50

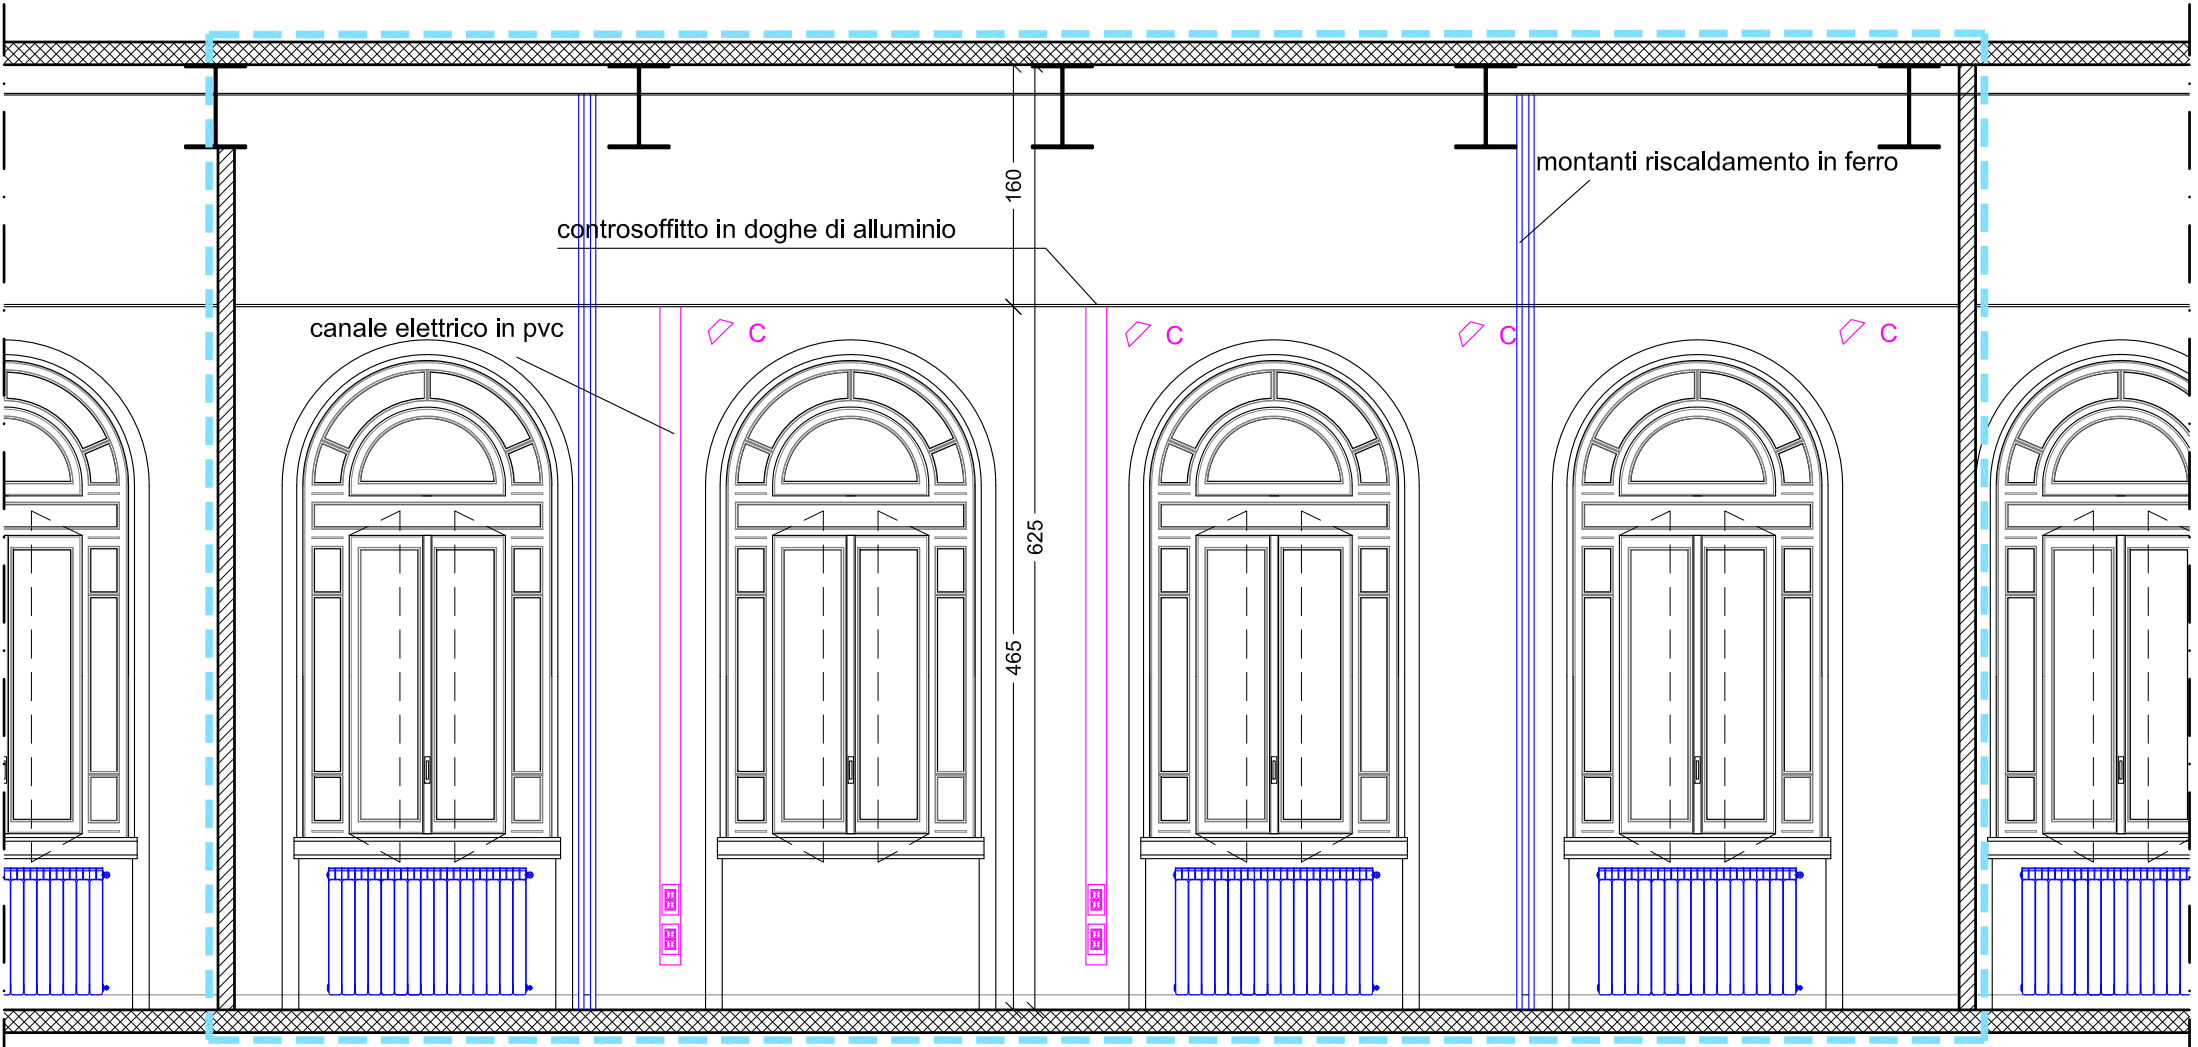

Sezione B-B - scala 1:50

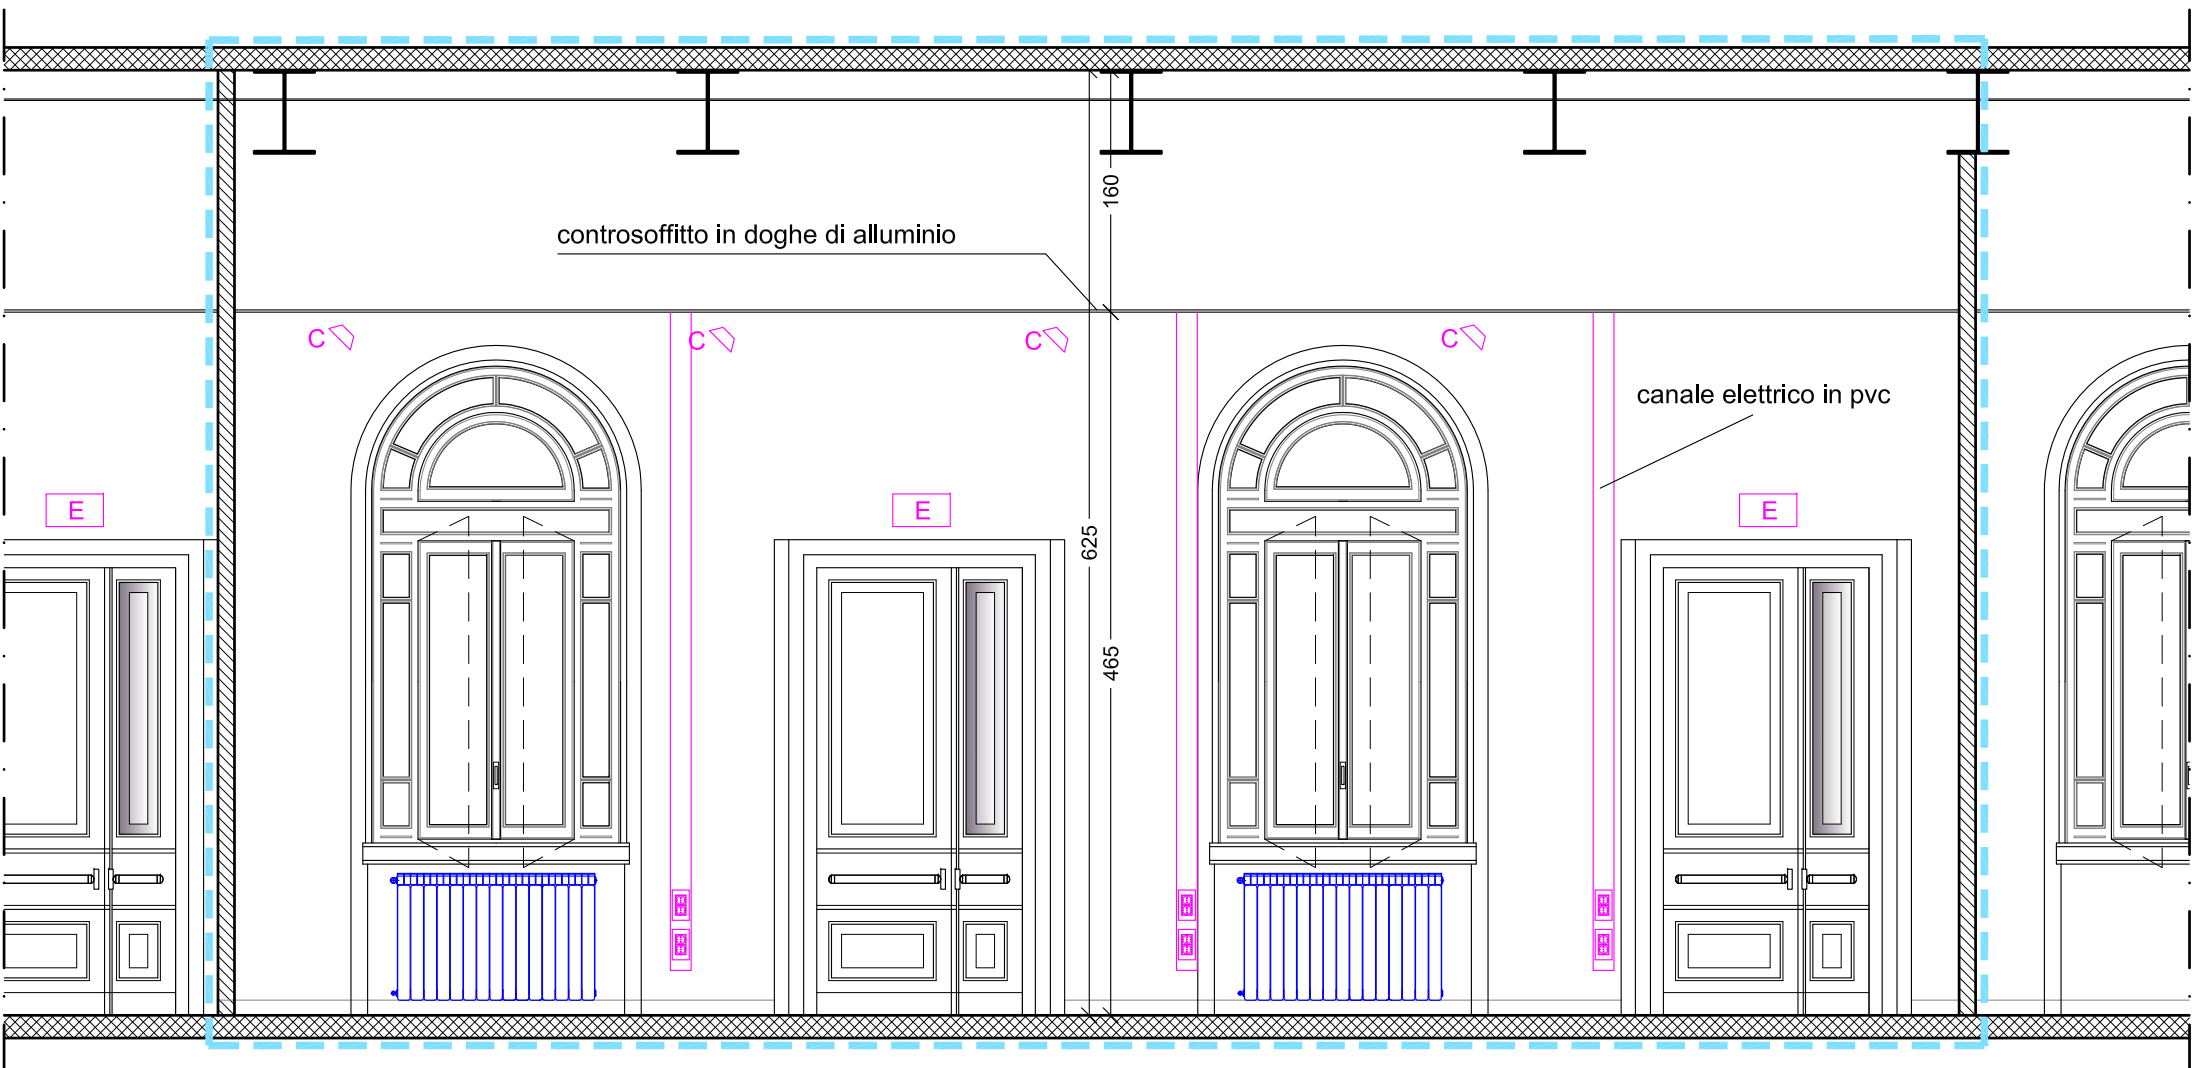

Sezione C-C - scala 1:50

LEGENDA SIMBOLI	
	Q.E. Quadro Elettrico
	EA Impianto elettrico e dati cattedra
	S Schermo
	E Lampada d'emergenza
	Montante elettrico - canale in pvc
	n°4 prese shuko e montante elettrico
	AV Impianto audio-video cattedra
	V Videoproiettore
	C Altoparlante
	R Radiatore
	oo Montanti riscaldamento
	W Tenda a pacchetto
	Guida scorrimento tende
	Appendiabili
	E Estintore fisso
	Pulsante allarme antincendio
	B Badenia alarme antincendio
	Plafoniera 4x18 W
	Plafoniera 2x58 W

POLITECNICO DI MILANO

Area Tecnico Edilizia

P.zza Leonardo da Vinci, 32 - 20133 M I L A N O
PHONE: +39 02 2399.1 www.polimi.it

Campus:LEONARDO Edificio N°: 3 - Padiglione sud
piazza Leonardo da Vinci, 32 - MILANO
Struttura: Amministrazione Centrale
Codice Lavoro: 1065_10
Oggetto: REALIZZAZIONE DEGLI IMPIANTI DI RAFFRESCAMENTO E RISTRUTTURAZIONE DELLE AULE

PROGETTO ESECUTIVO

Responsabile del Procedimento: arch. Mauro Rizzieri - A.T.E.
Responsabile del Progetto: ing. Gianluca Noto - A.T.E.
Progetto Opere Civili: AREA TECNICO EDILIZIA - ing. Gianluca Noto (R)
Progetto Opere Strutturali: S. T. STRUTTURA ARCHITETTURA - ing. Maurizio Colombo (R)
Progetto Impianti Meccanici: POOL PROFESSIONALE MILANO s.r.l. - ing. Antonio Simonato (R)
Progetto Impianti Elettrici: AREA TECNICO EDILIZIA - ing. Fabio Innao (R)
Verifiche Acustiche: CONSULTIN & MANAGEMENT - ing. Enzo Rendina (R)
Coordinatore per la sicurezza in fase di progettazione: geom. Serafino Celestino

Titolo Tavola		Categoria Tavola	
AULA S1.4 - STATO DI FATTO		OPERE CIVILI	
Codice Tavola		SCALA: varie	
PROGR.		PLOTTAGGIO: 1=1	
46		FORMATO: A0	
OC19		NOME FILE: 44-490C_PIANO_PRIMO_SDF.dwg	
/ /		NOTE:	
3		27/04/11	
2		14/04/10	
1		05/03/10	
0			
REV.	DESCRIZIONE	DATA	REDAITO
		VERIFICATO	APPROVATO