



PIANTA PIANO SEMINTERRATO
scala 1:200

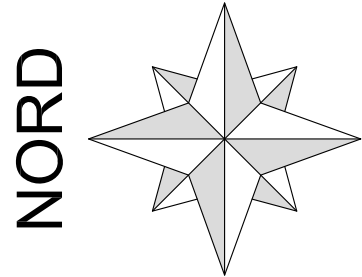

OGGETTO DELL'INTERVENTO - STATO DI FATTO							
PIANO SEMINTERRATO							
codifica	tipologia	configurazione	arredo	n° posti	superficie netta	altezza controsoffitto	altezza totale
LOCALE TECNICO	centrale frigo	piana	-	-	49,60 mq	-	3,36 m

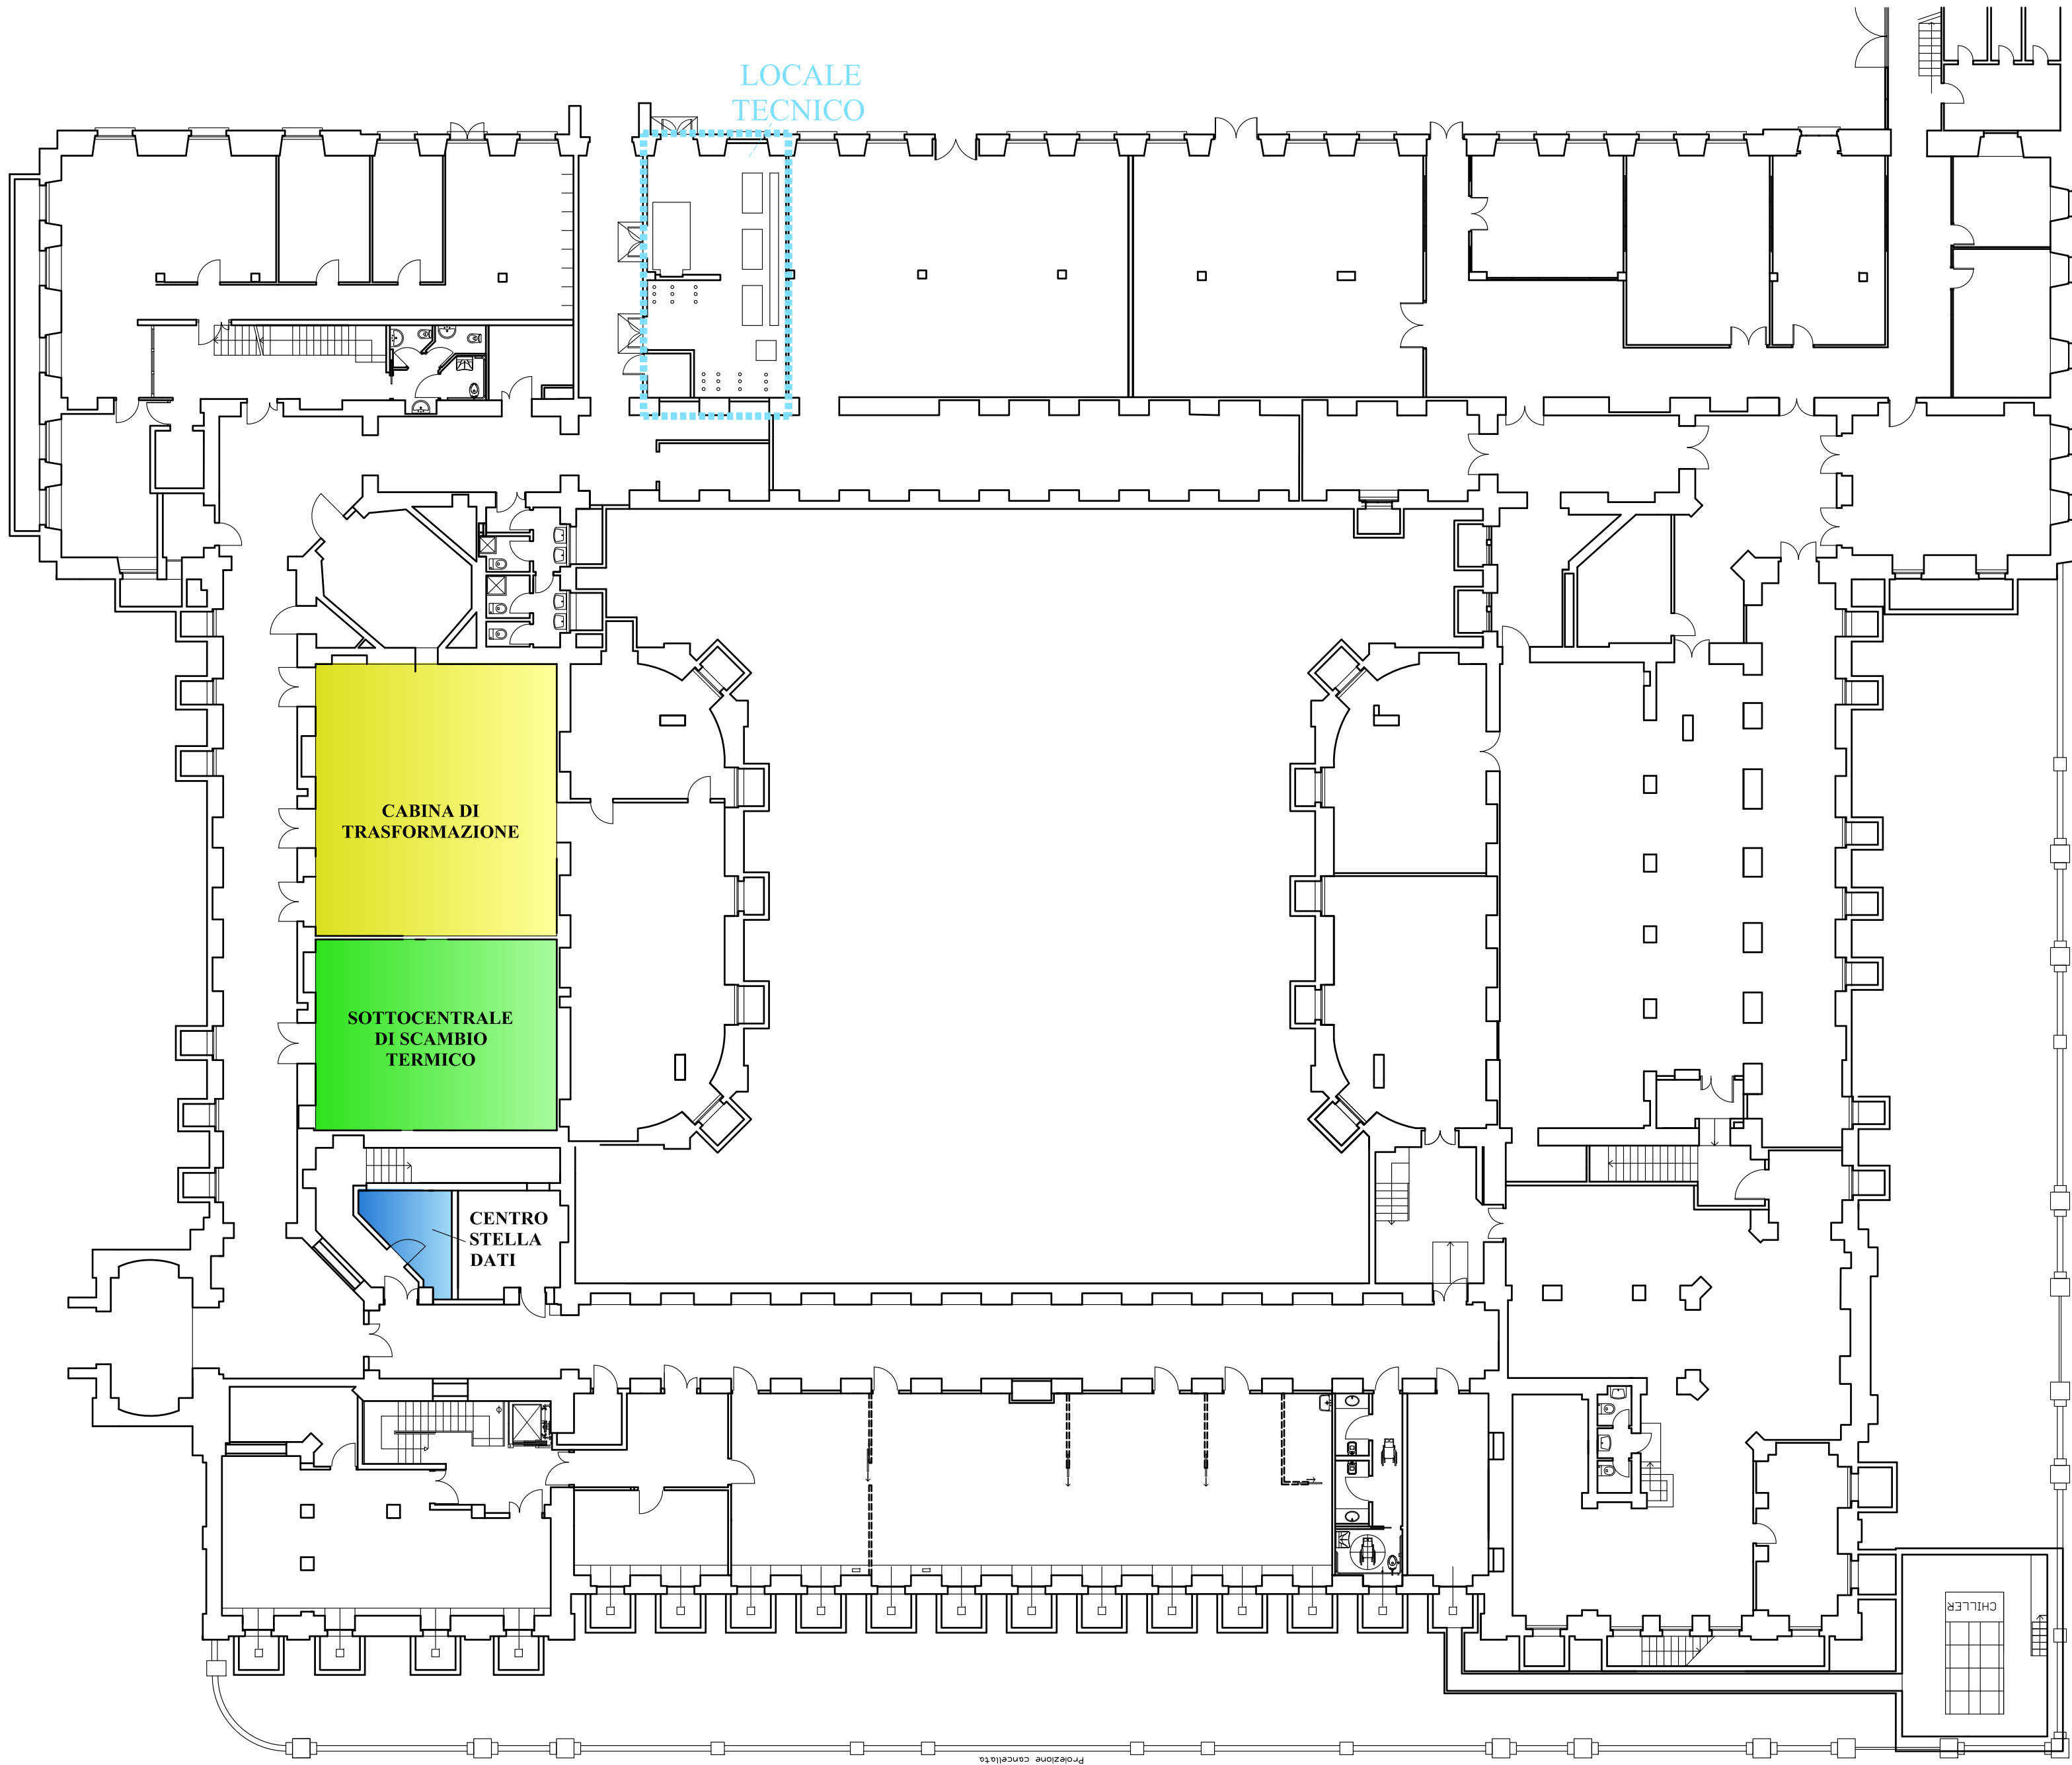

POLITECNICO DI MILANO
Area Tecnico Edilizia
P.zza Leonardo da Vinci, 32 - 20133 MILANO
PHONE: +39 02 2399.1 www.polimi.it

Campus:LEONARDO Edificio N°: 3 - Padiglione sud
piazza Leonardo da Vinci, 32 - MILANO
Struttura:
Amministrazione Centrale
Codice Lavoro:
1065_10
Oggetto:
REALIZZAZIONE DEGLI IMPIANTI DI RAFFRESCAMENTO
E RISTRUTTURAZIONE DELLE AULE

PROGETTO ESECUTIVO

Responsabile del Procedimento: arch. Mauro Rizzieri - A.T.E.
Responsabile del Progetto: ing. Gianluca Noto - A.T.E.
Progetto Opere Civili: AREA TECNICO EDILIZIA - ing. Gianluca Noto (R)
Progetto Opere Strutturali: S. T. STRUTTURA ARCHITETTURA - ing. Maurizio Colombo (R)
Progetto Impianti Meccanici: POOL PROFESSIONALE MILANO s.r.l. - ing. Antonio Simonato (R)
Progetto Impianti Elettrici: AREA TECNICO EDILIZIA - ing. Fabio Innao (R)
Verifiche Acustiche: CONSULTIN & MANAGEMENT - ing. Enzo Rendina (R)
Coordinatore per la sicurezza in fase di progettazione: geom. Serafino Celestino

Titolo Tavola				Categoria Tavola				
PIANTA PIANO SEMINTERRATO - INQUADRAMENTO				OPERE CIVILI				
Codice Tavola				SCALA: 1:200	PLOTTAGGIO: 1=1	FORMATO: A1+		
PROGR.				REVISIONE	FASE	NOME FILE: 340C08_PIANTA_SEMINTERRATO.dwg		
35				OC08	/	NOTE:		
3								
2				REVISIONE	28/04/11	G.N.	G.N.	M.R.
1				REVISIONE	14/04/10	G.N.	G.N.	M.R.
0				EMISSIONE	05/03/10	G.N.	G.N.	M.R.
REV.				DESCRIZIONE	DATA	REDATTO	VERIFICATO	APPROVATO