




Pianta arredo - scala 1:100

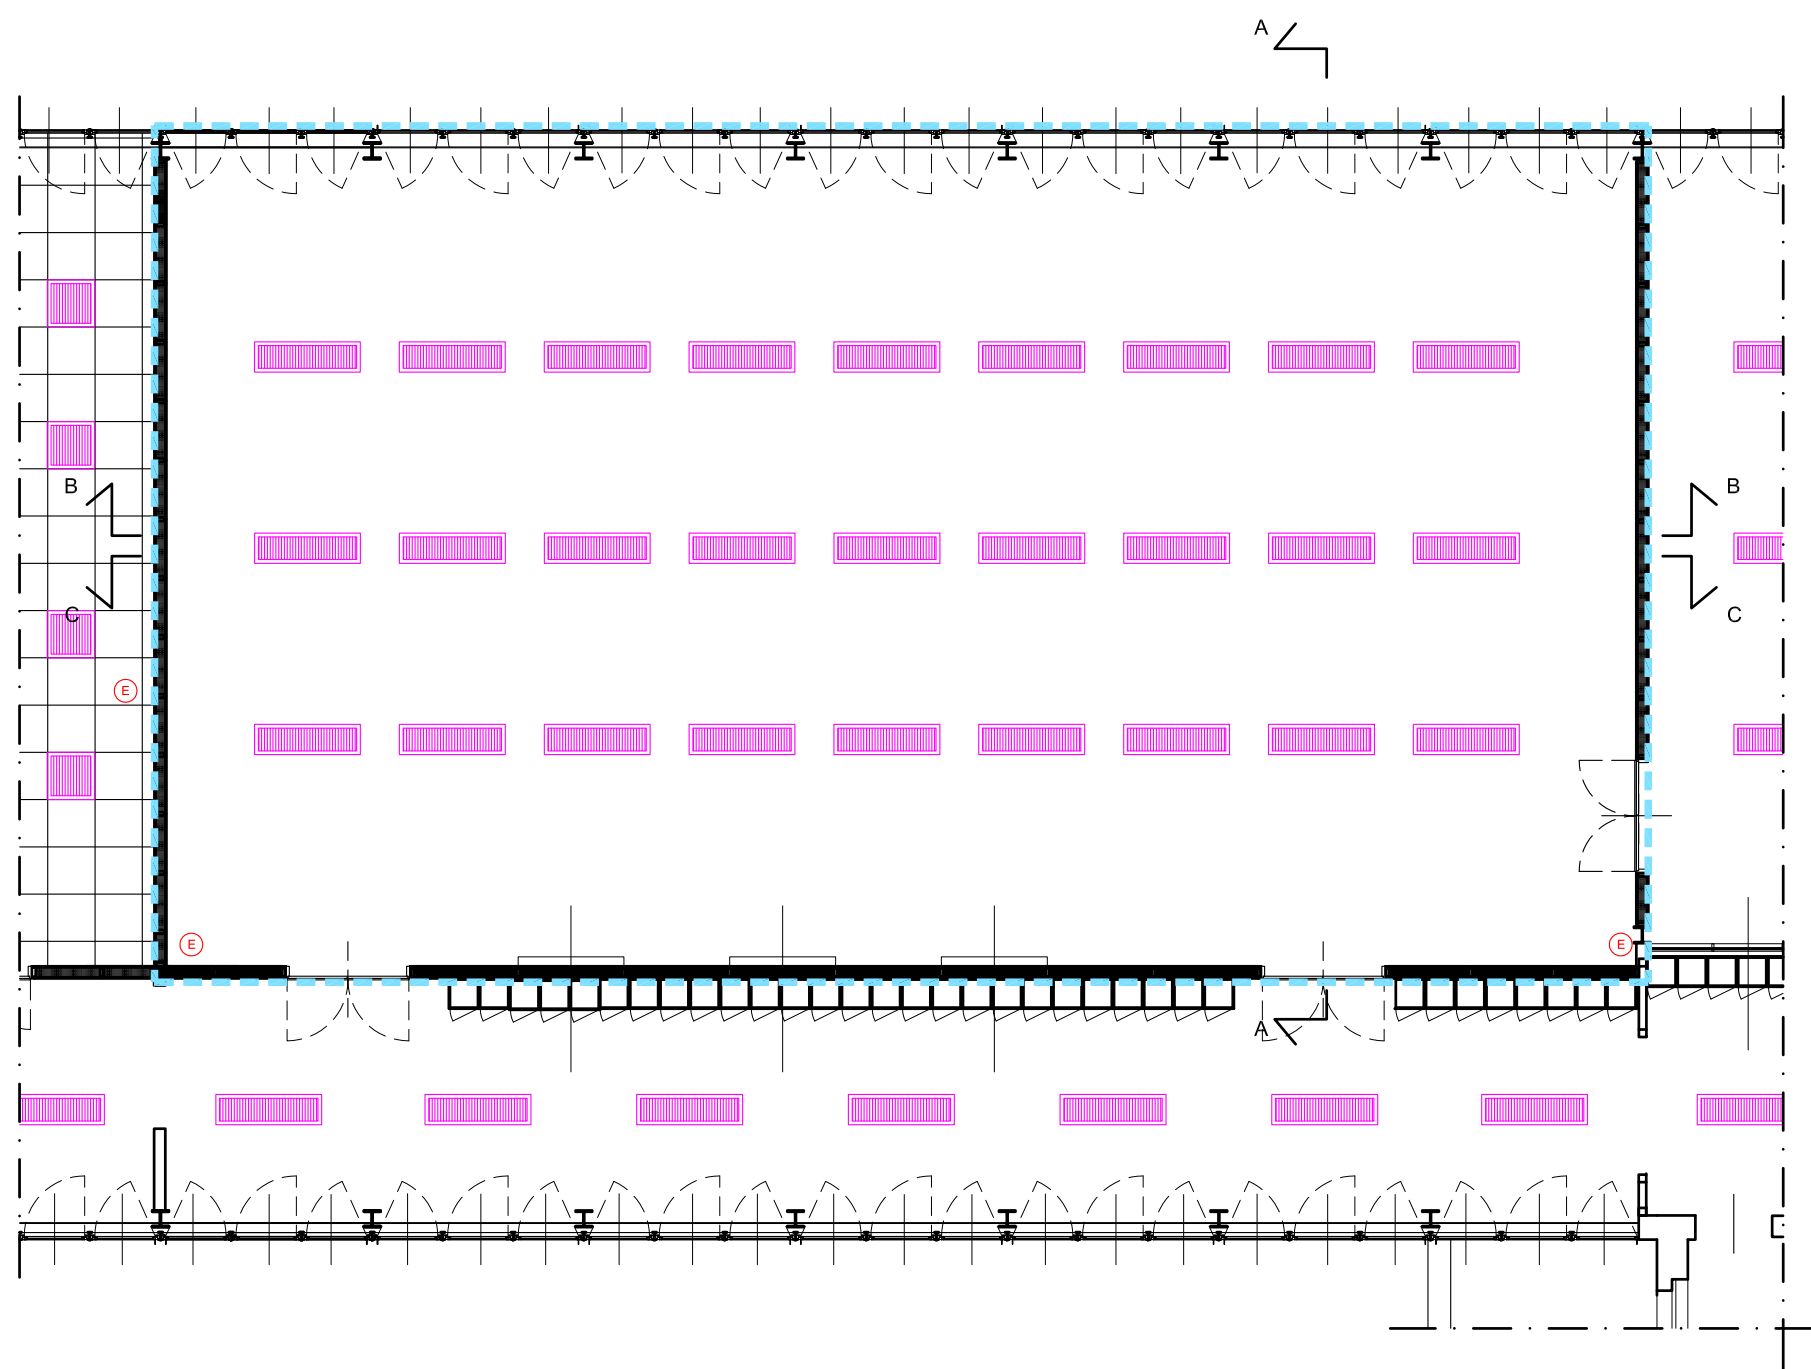

Pianta soffitto - scala 1:100

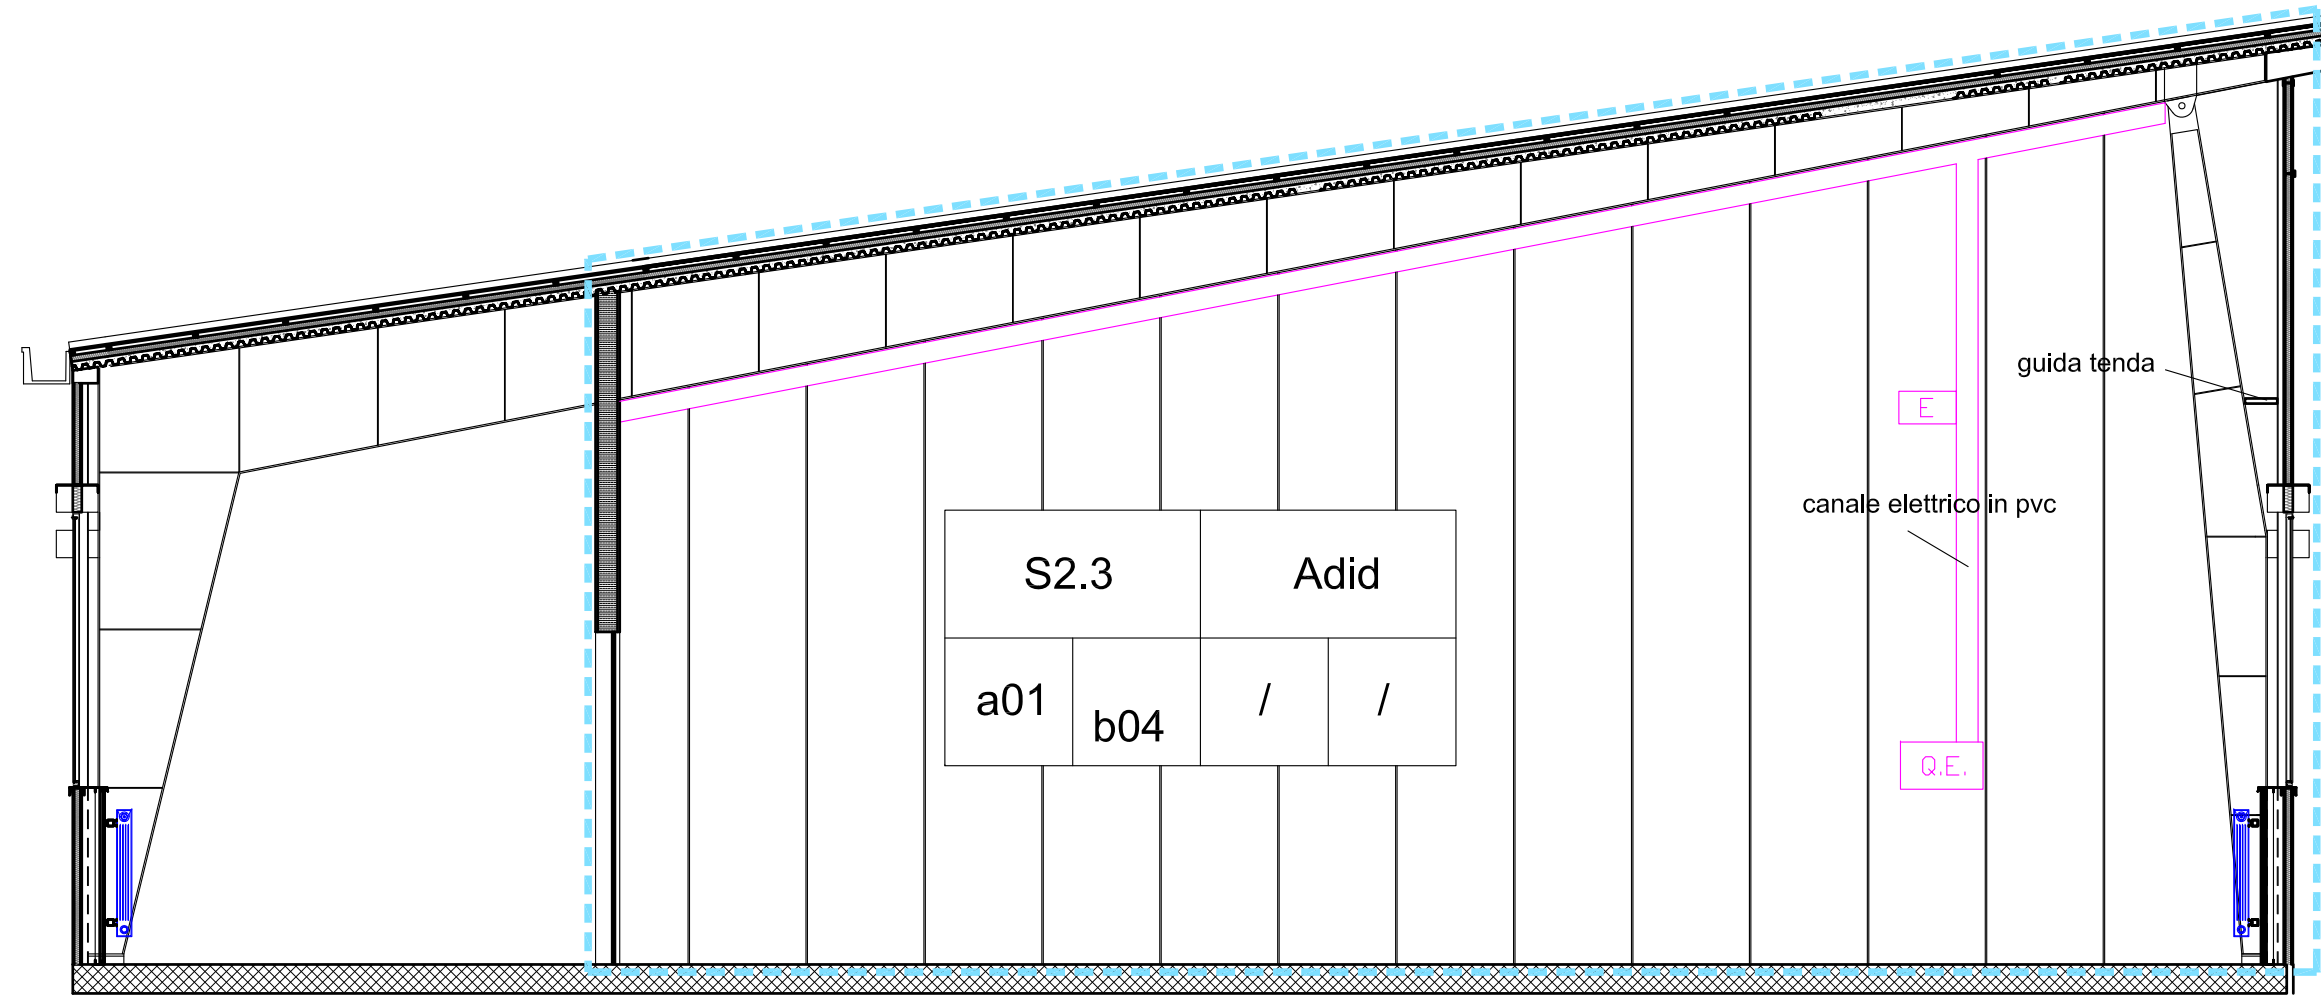


Sezione A-A - scala 1:50

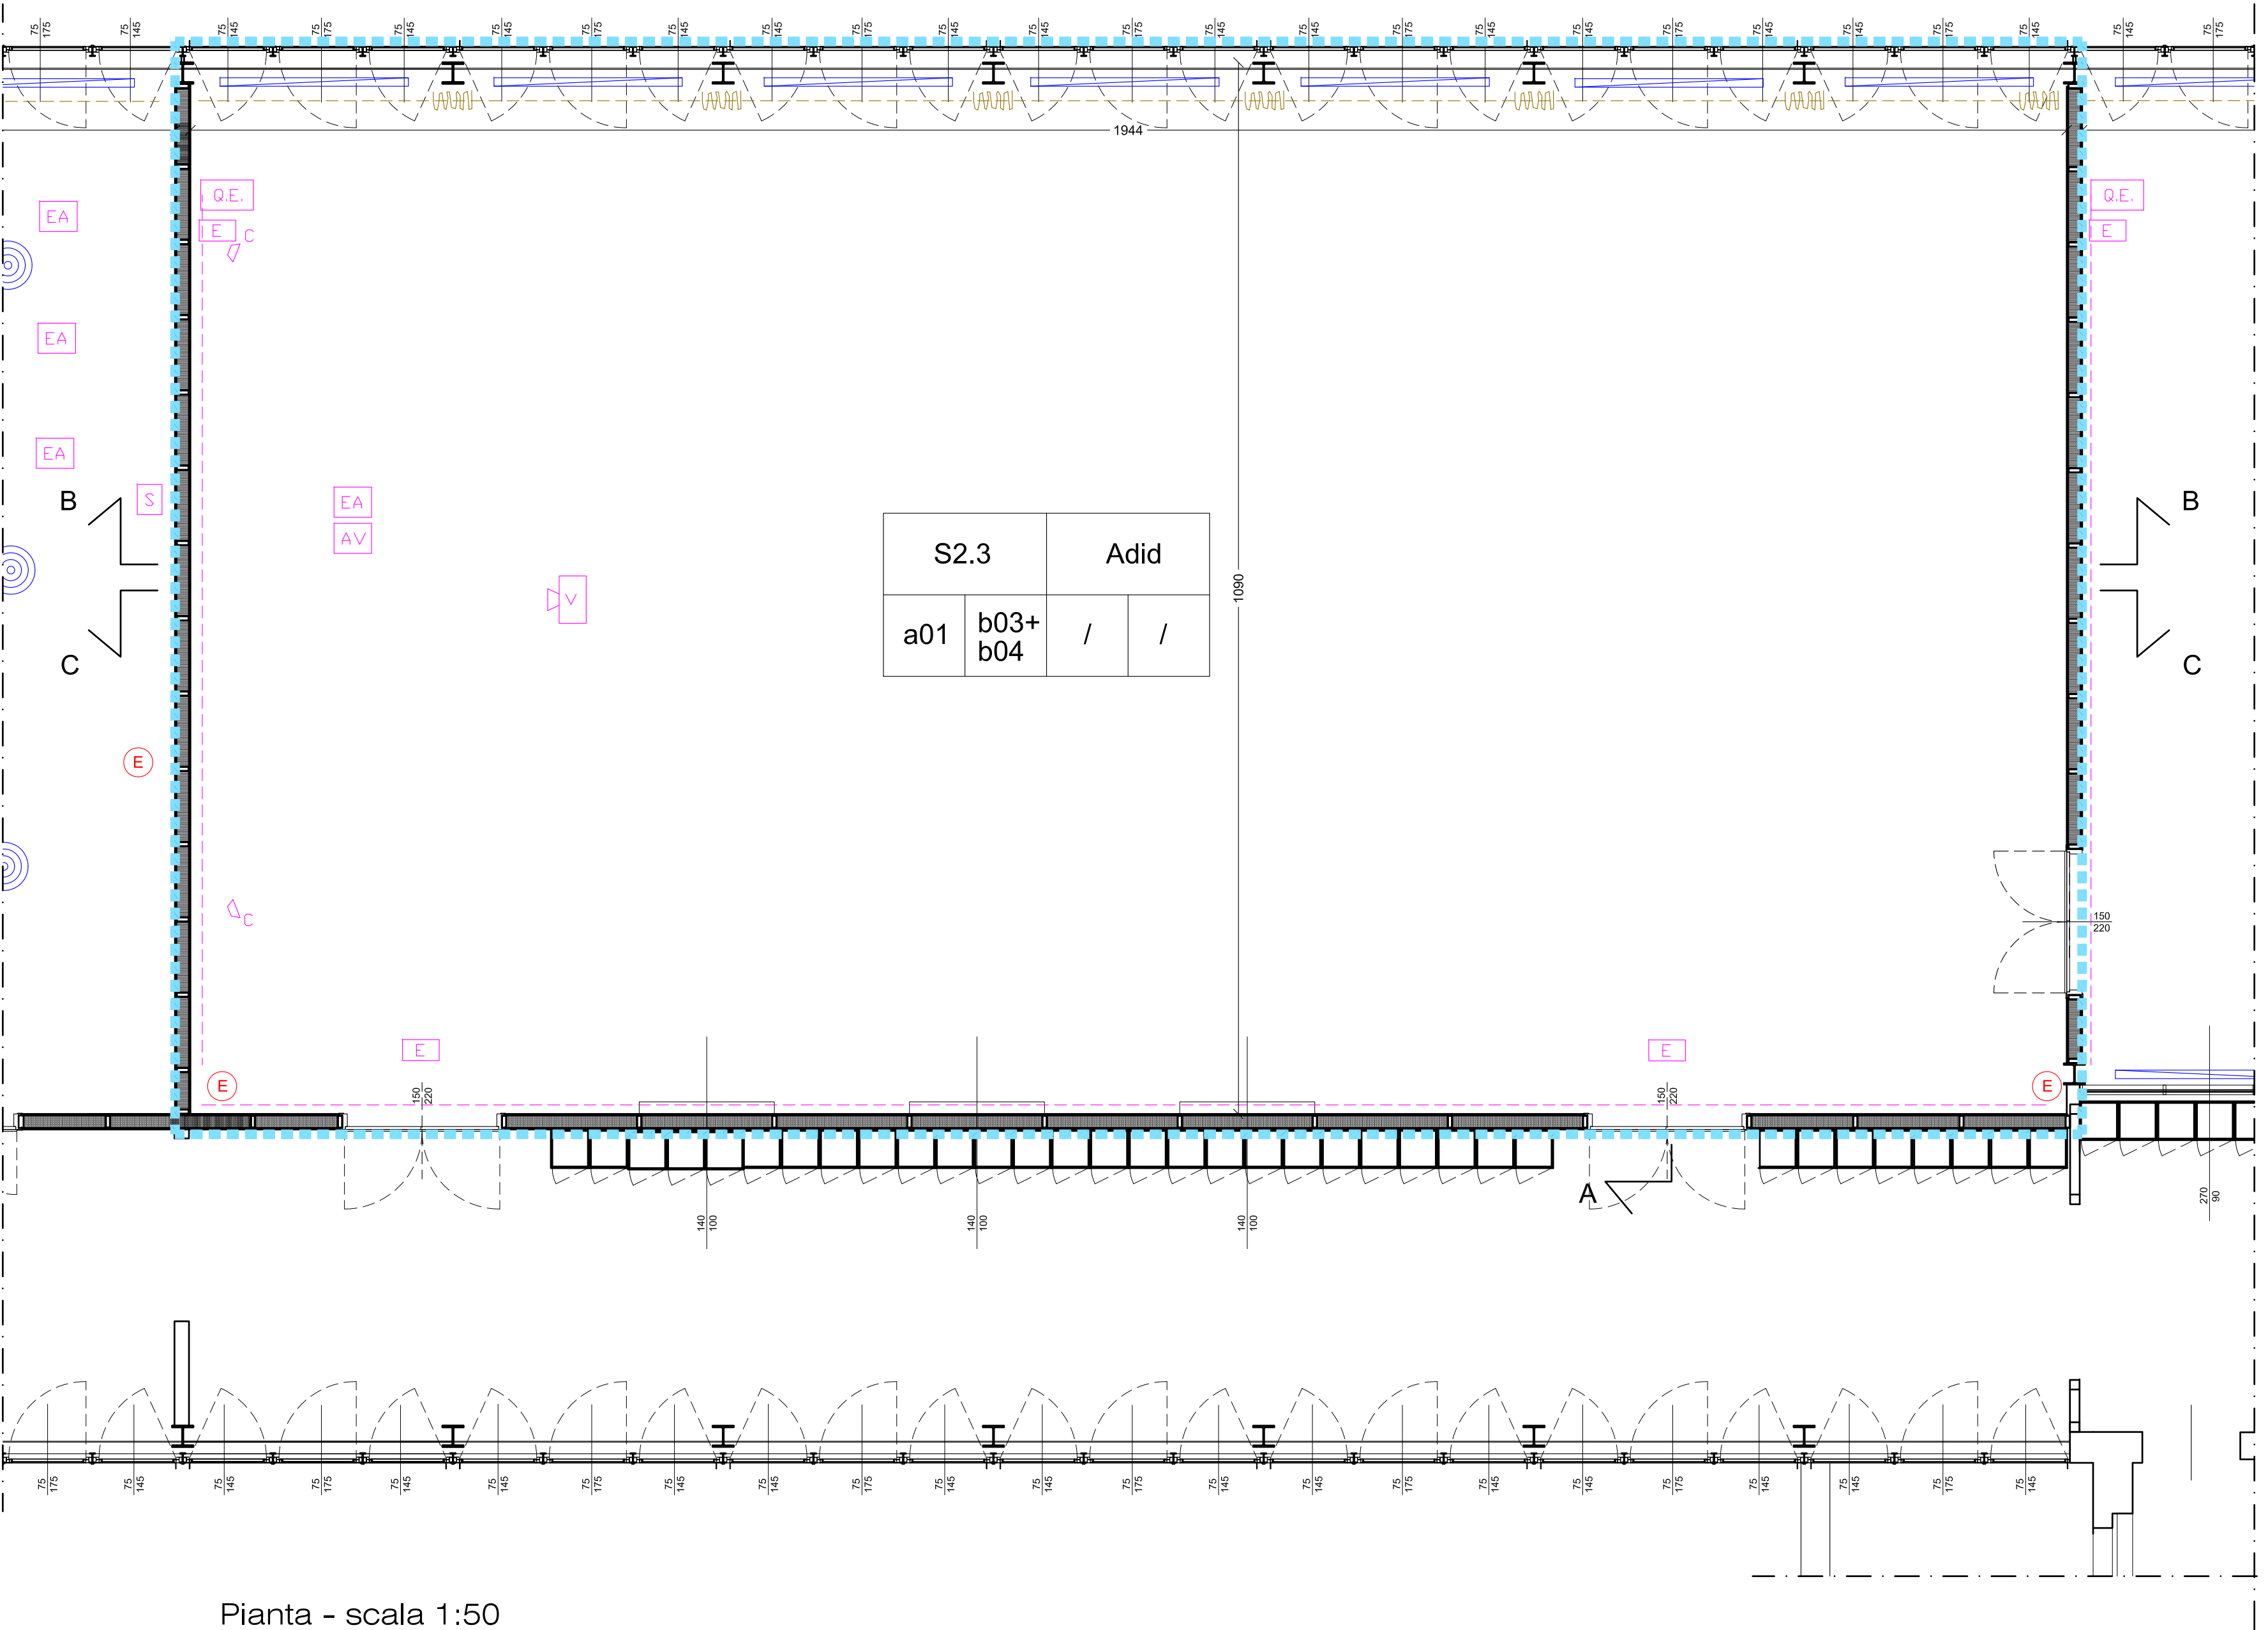


Pianta - scala 1:50

AULA S2.3 - STATO DI FATTO - PIANTE E SEZIONI - Scale varie

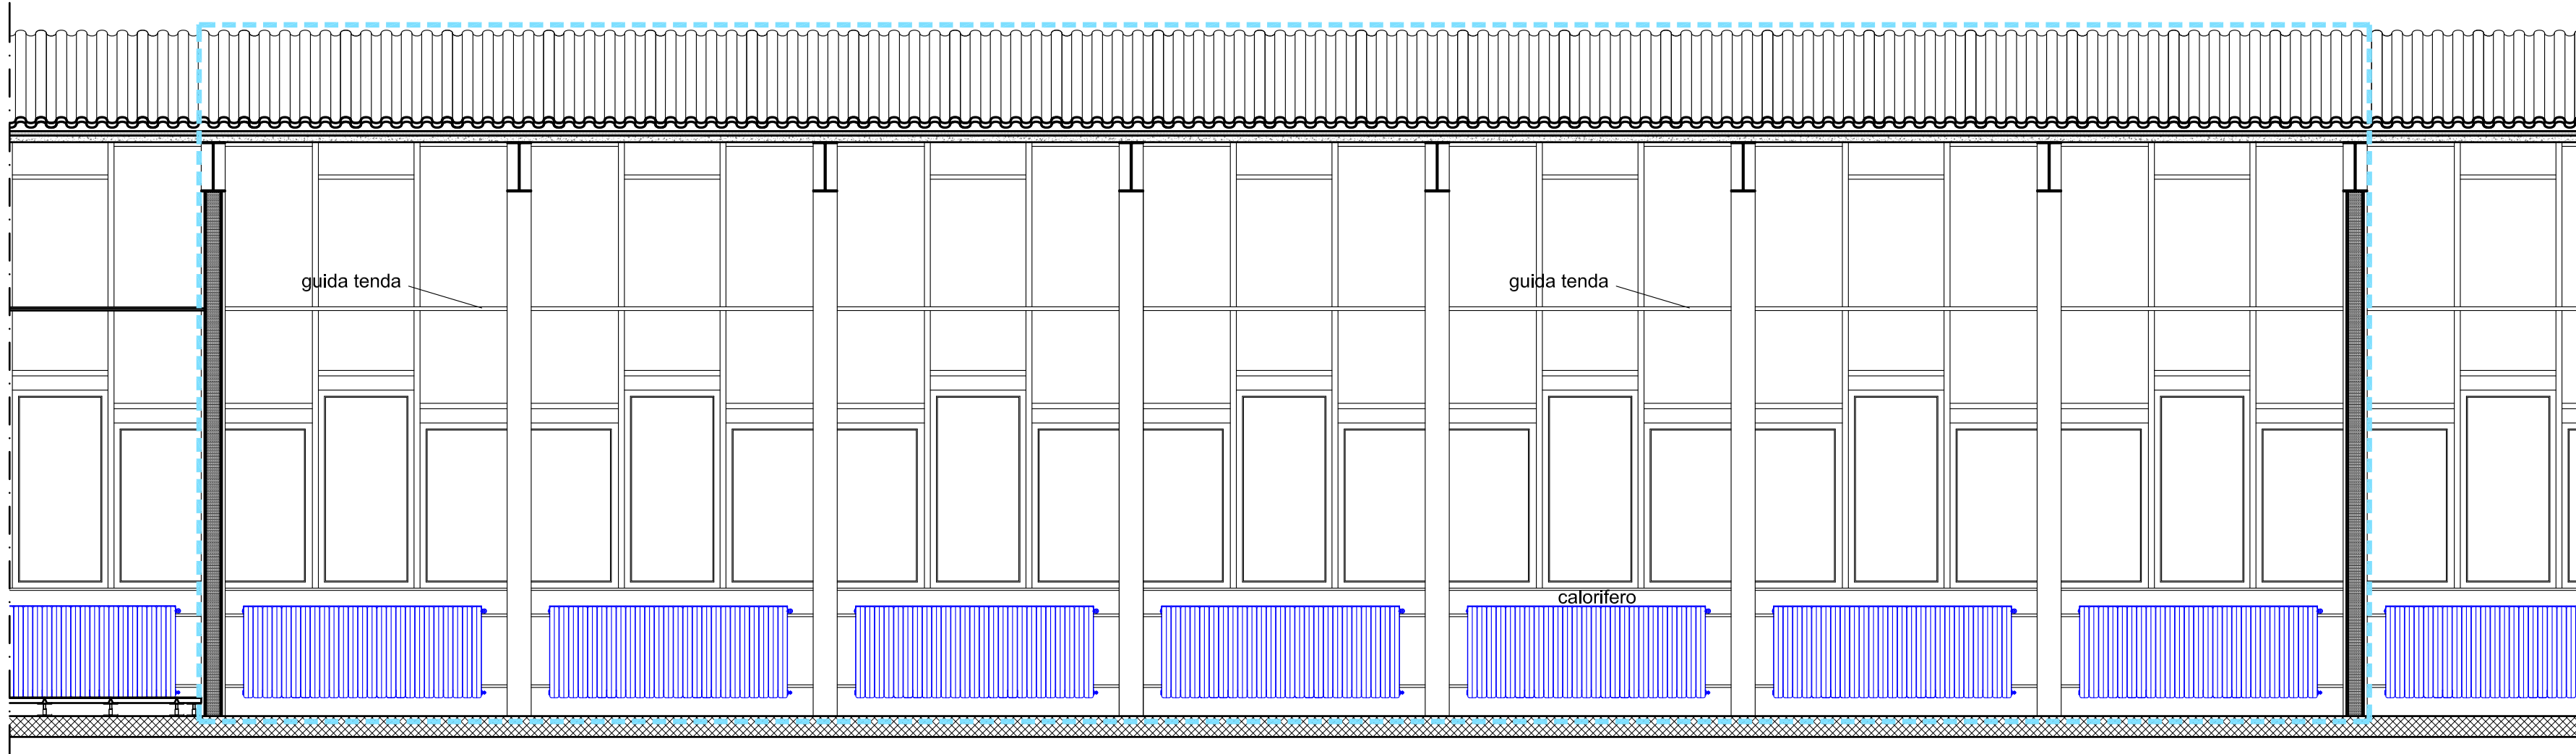

Sezione B-B - scala 1:50

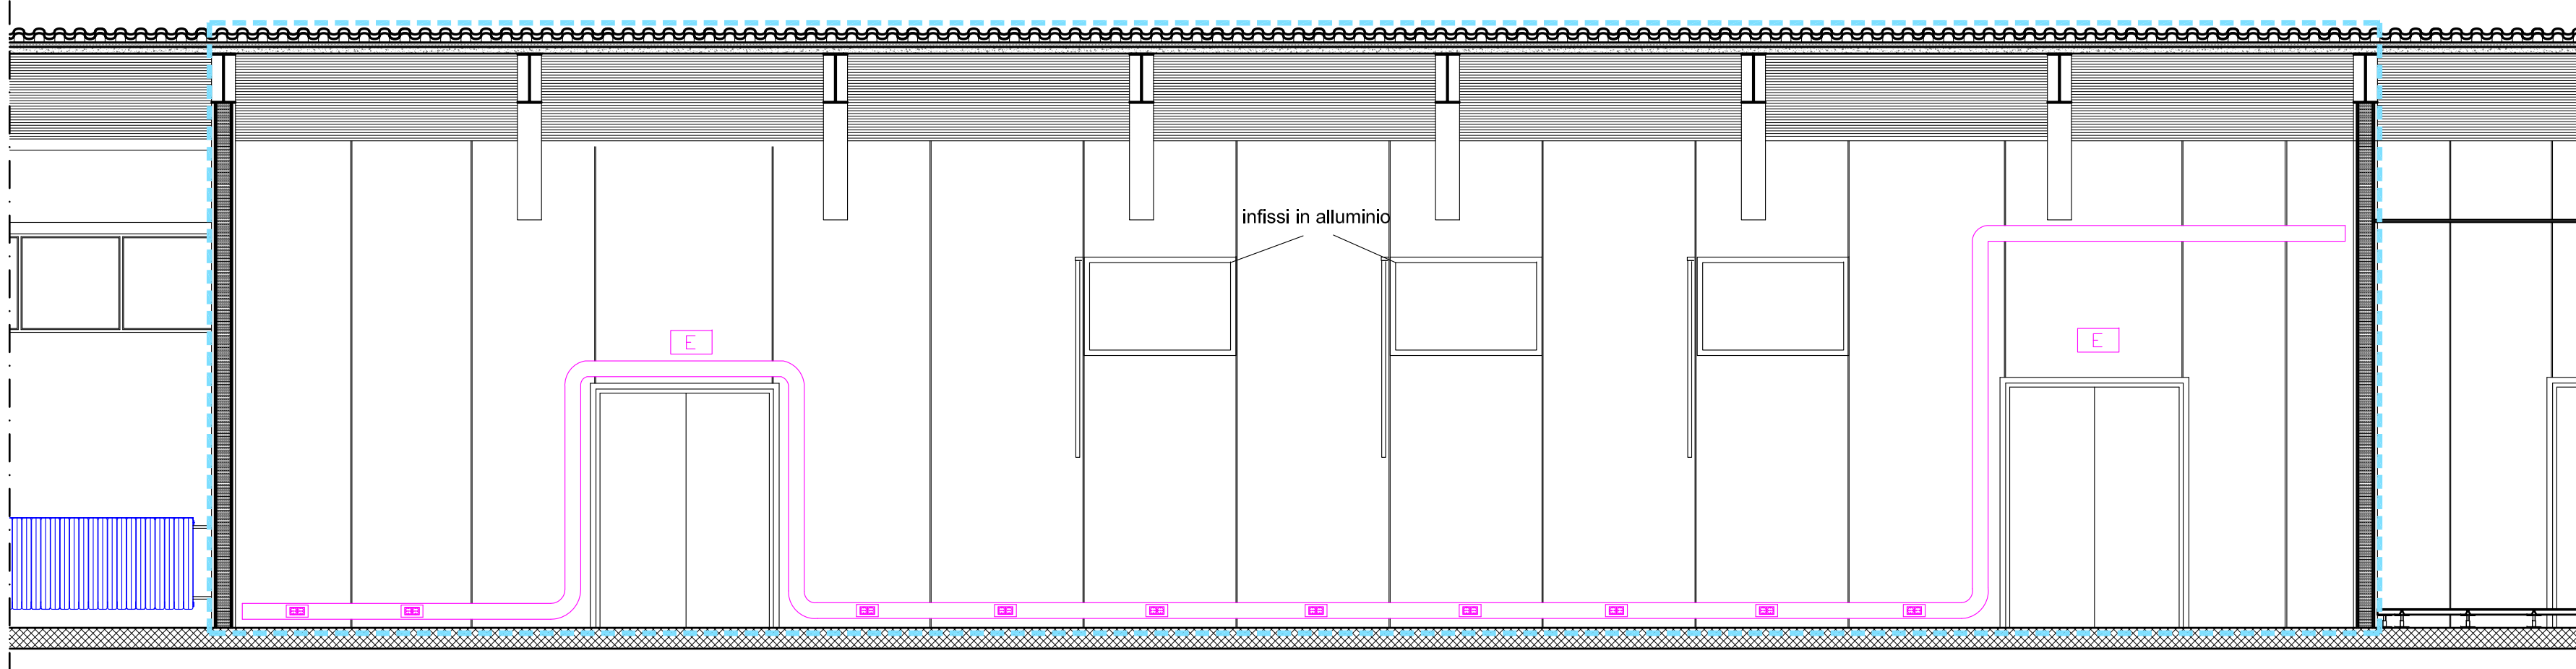


Sezione C-C - scala 1:50

LEGENDA	
	Calcestruzzo armato
	Murature e tavolati
	Ambito di intervento

Nome ambiente	
	Pavimento
	Destinazione d'uso
	Zoccolino
	Finitura Pareti
	Controsoffitto

LEGENDA FINITURE	
Destinazioni d'uso	
Adid = Aula didattica	
Adis = Aula da disegno	
Ainf = Aula informatica	
Pavimenti	
a01 = Linoleum a quadrotti	
a02 = Linoleum a teli	
a03 = Gomma a teli	
a04 = Pavimento galleggiante	
Finitura pareti	
b01 = Intonaco civile	
b02 = Rivestimento finito laminato	
b03 = Pannelli sandwich	
b04 = Pareti mobili finitura laminato	
Controsoffitti	
c01 = Doghe di alluminio	
c02 = Pannelli di alluminio	
c03 = Pannelli di fibra minerale	
Zoccolini	
d01 = PVC o similari	
d02 = Legno	

LEGENDA SIMBOLI	
	Q.E. Quadro Elettrico
	EA Impianto elettrico e dati cattedra
	S Schermo
	E Lampada d'emergenza
	Montante elettrico - canale in pvc
	n°4 prese shuko e montante elettrico
	AV Impianto audio-video cattedra
	V Videoproiettore
	C Altoparlante
	R Radiatore
	Montanti riscaldamento
	Tenda a pacchetto
	Guida scorrimento tende
	Appendibili
	E Estintore fisso
	Pulsante allarme antincendio
	Badenia allarme antincendio
	Plafoniera 4x18 W
	Plafoniera 2x55 W
	S Split condizionamento
	CTL Centralina tende e luci
	CAI Centralina impianto anti-intrusione
	CR1 Centralina impianto di rilevazione incendi
	CTR Centralina tornelli
	Q.D. Armadio dall'foria
	Canale elettrico in PVC
	Rilevatore funi
	V Rilevatore volumetrico
	S Contatto porta
	Bocchetta mandata aria
	Griglia di ripresa aria

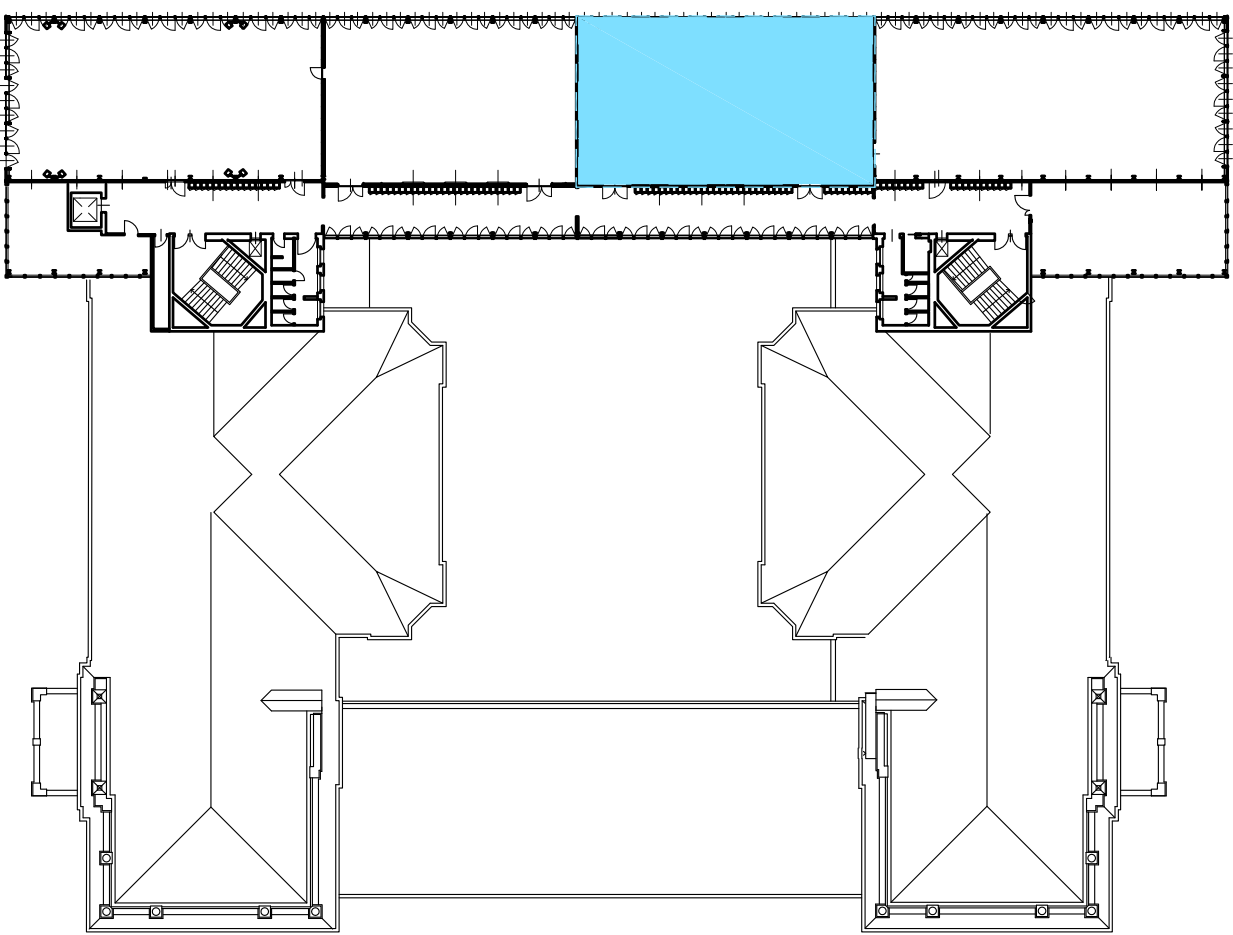

Pianta guida scala 1:500

POLITECNICO DI MILANO
Area Tecnico Edilizia
P.zza Leonardo da Vinci, 32 - 20133 M I L A N O
PHONE: +39 02 2399.1 www.polimi.it

Campus: **LEONARDO** Edificio N°: **3** - Padiglione sud
piazza Leonardo da Vinci, 32 - MILANO

Struttura: **Amministrazione Centrale**
Codice Lavoro: **1065_10**

Oggetto: **REALIZZAZIONE DEGLI IMPIANTI DI RAFFRESCAMENTO E RISTRUTTURAZIONE DELLE AULE**

PROGETTO ESECUTIVO

Responsabile del Procedimento: arch. Mauro Rizzieri - A.T.E.
Responsabile del Progetto: ing. Gianluca Noto - A.T.E.

Progetto Opere Civili: AREA TECNICO EDILIZIA - ing. Gianluca Noto (R)
Progetto Opere Strutturali: S. T. STRUTTURA ARCHITETTURA - ing. Maurizio Colombo (R)
Progetto Impianti Meccanici: POOL PROFESSIONALE MILANO s.r.l. - ing. Antonio Simonato (R)
Progetto Impianti Elettrici: AREA TECNICO EDILIZIA - ing. Fabio Innaro (R)
Verifiche Acustiche: CONSULTIN & MANAGEMENT - ing. Enzo Rendina (R)

Coordinatore per la sicurezza in fase di progettazione: geom. Serafino Celestino

Titolo Tavola AULA S2.3 - STATO DI FATTO		Categoria Tavola OPERE CIVILI			
Codice Tavola PROG. 52	REVISIONE OC25	FASE / /	SCALA: varie PLOT TAGGIO: 1=1 FORMATO: A0+		
2 REVISIONE	27/04/11	G.N.	G.N.	M.R.	
1 REVISIONE	14/04/10	G.N.	G.N.	M.R.	
0 EMISSIONE	05/03/10	G.N.	G.N.	M.R.	
REV	DESCRIZIONE	DATA	REDATTO	VERIFICATO	APPROVATO