




Pianta arredo - scala 1:100

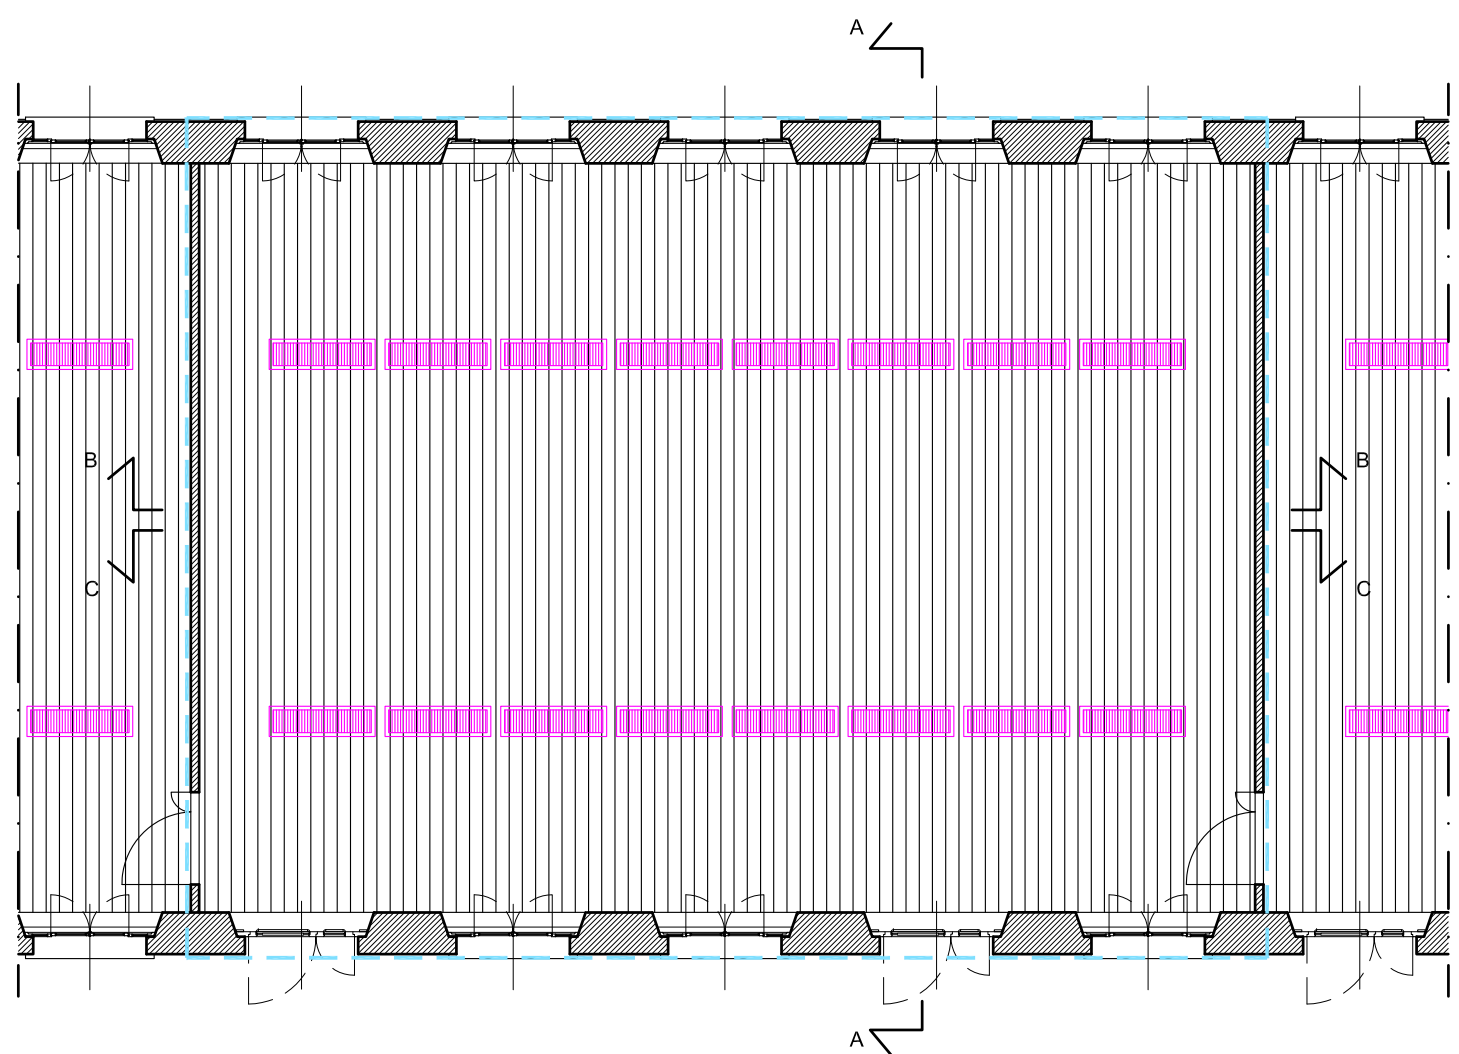


Pianta soffitto - scala 1:100

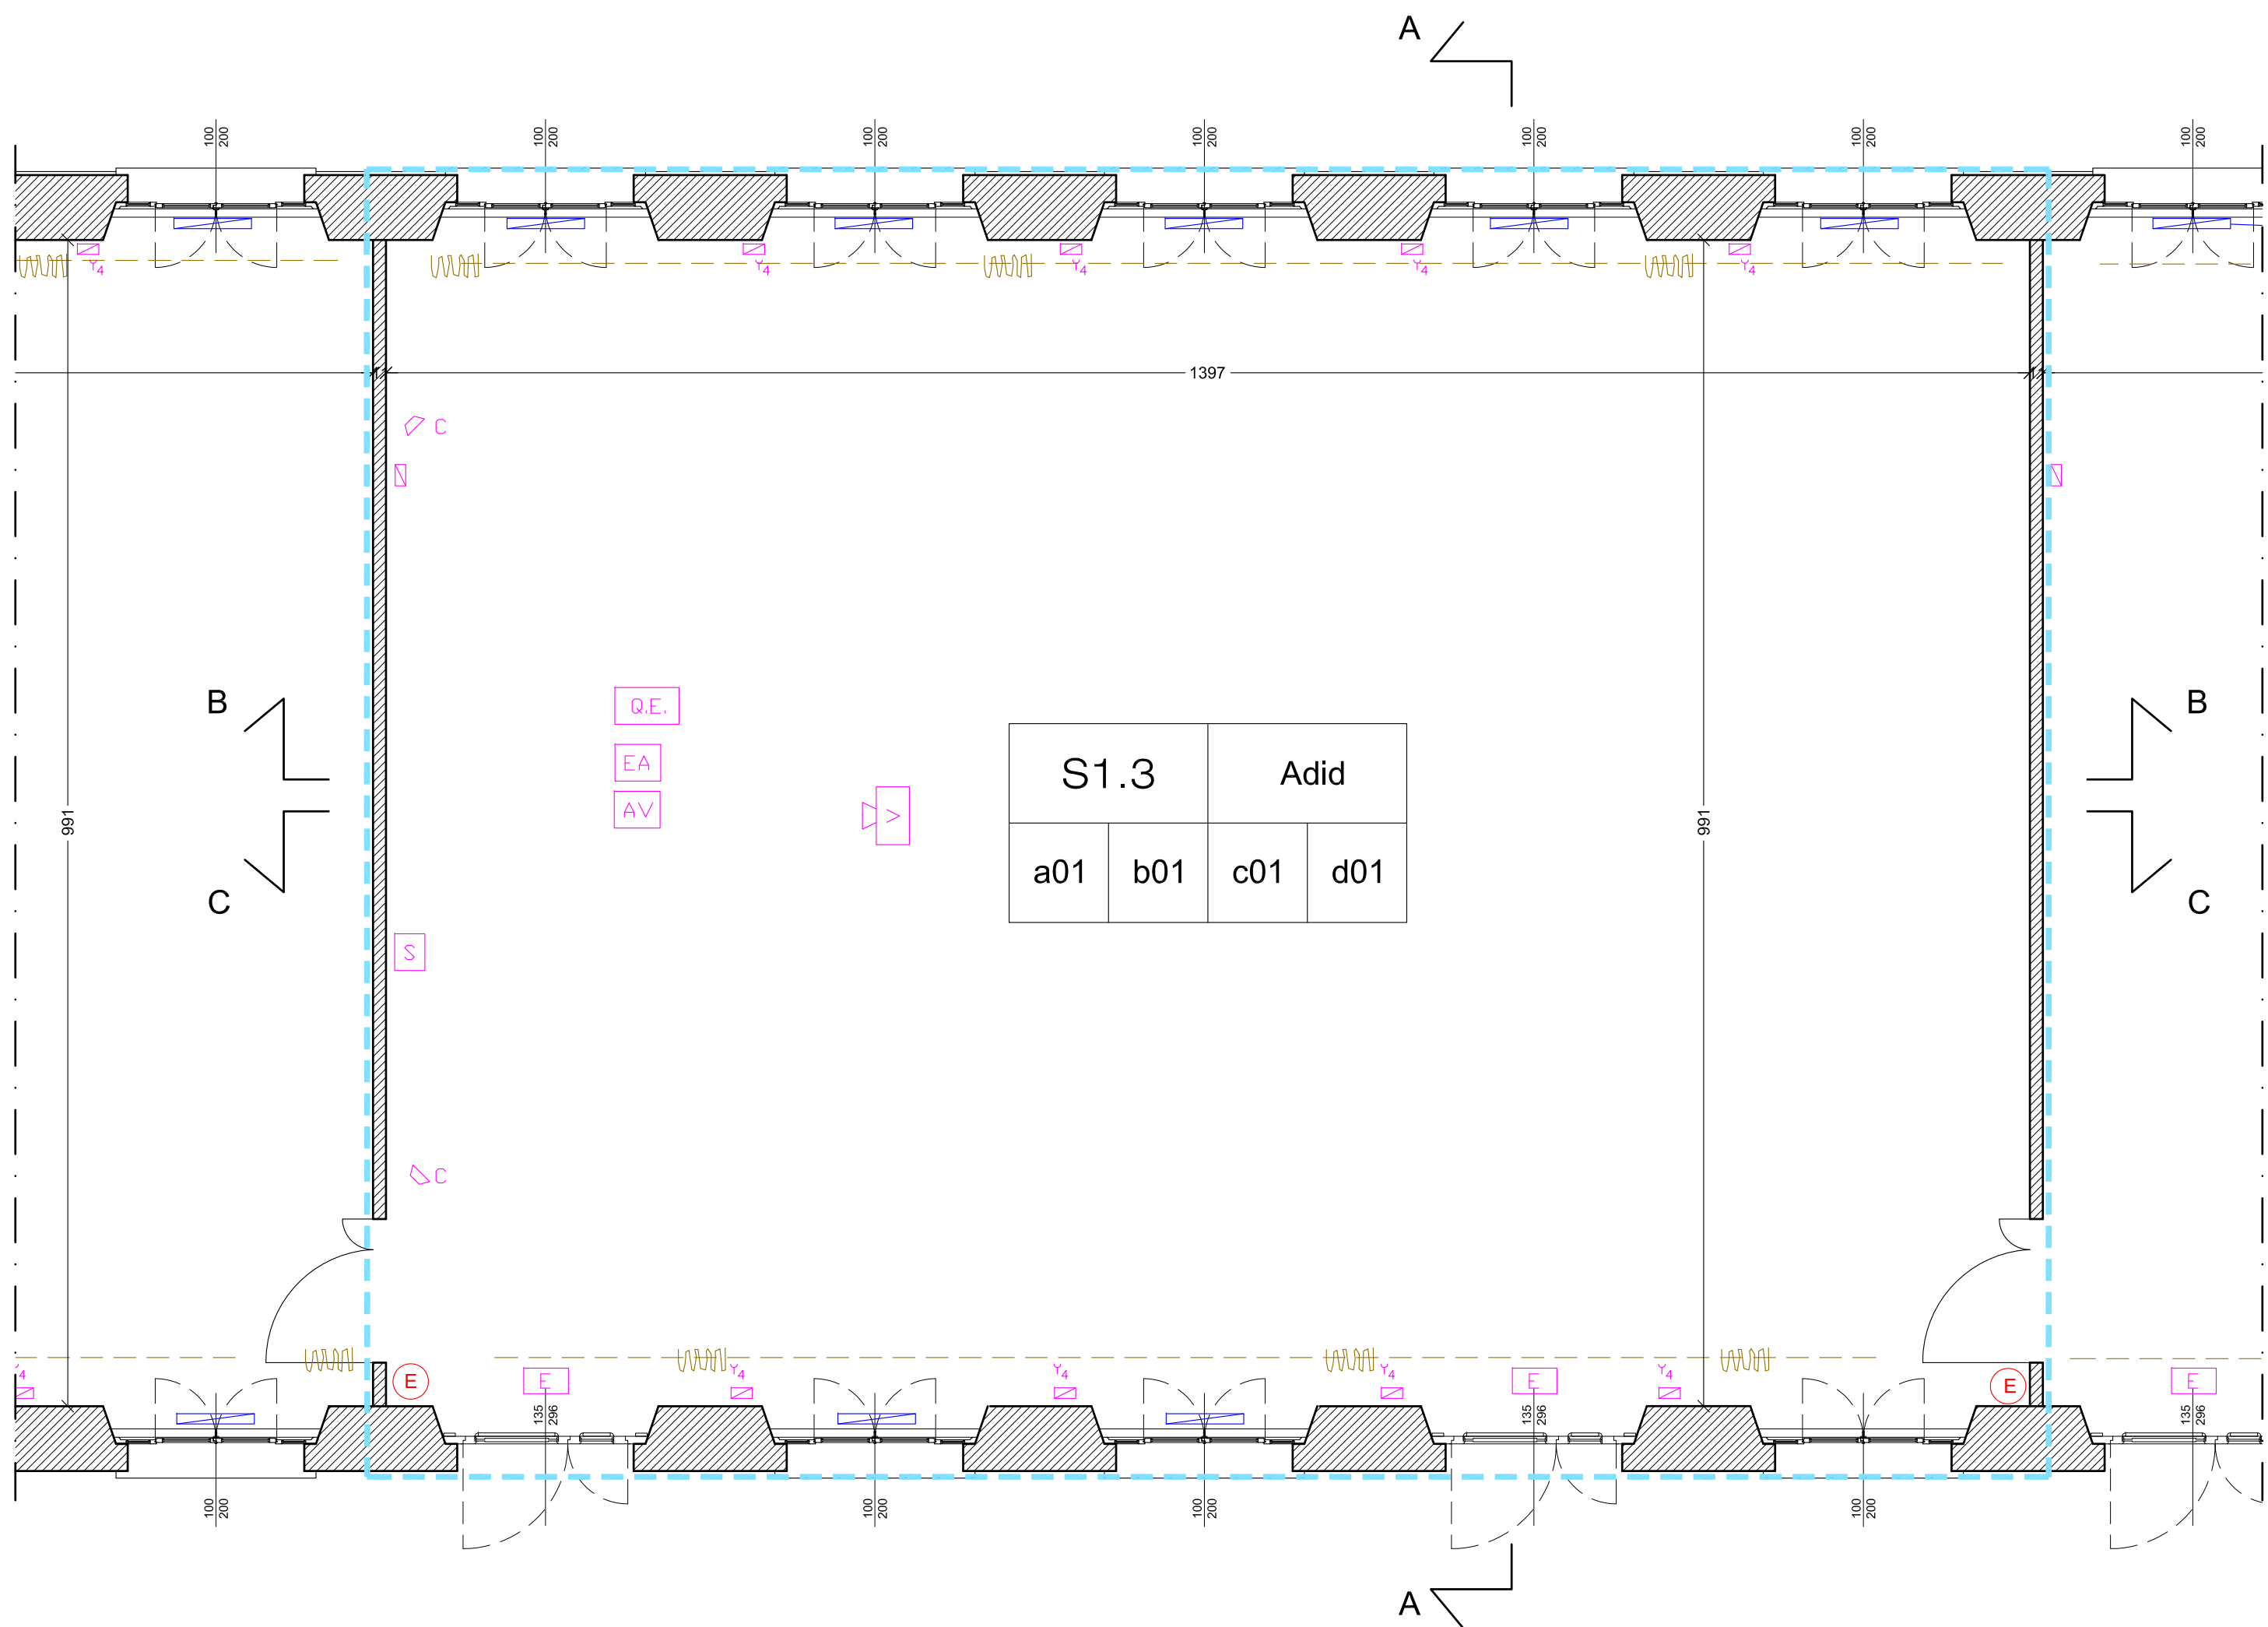


Pianta - scala 1:50

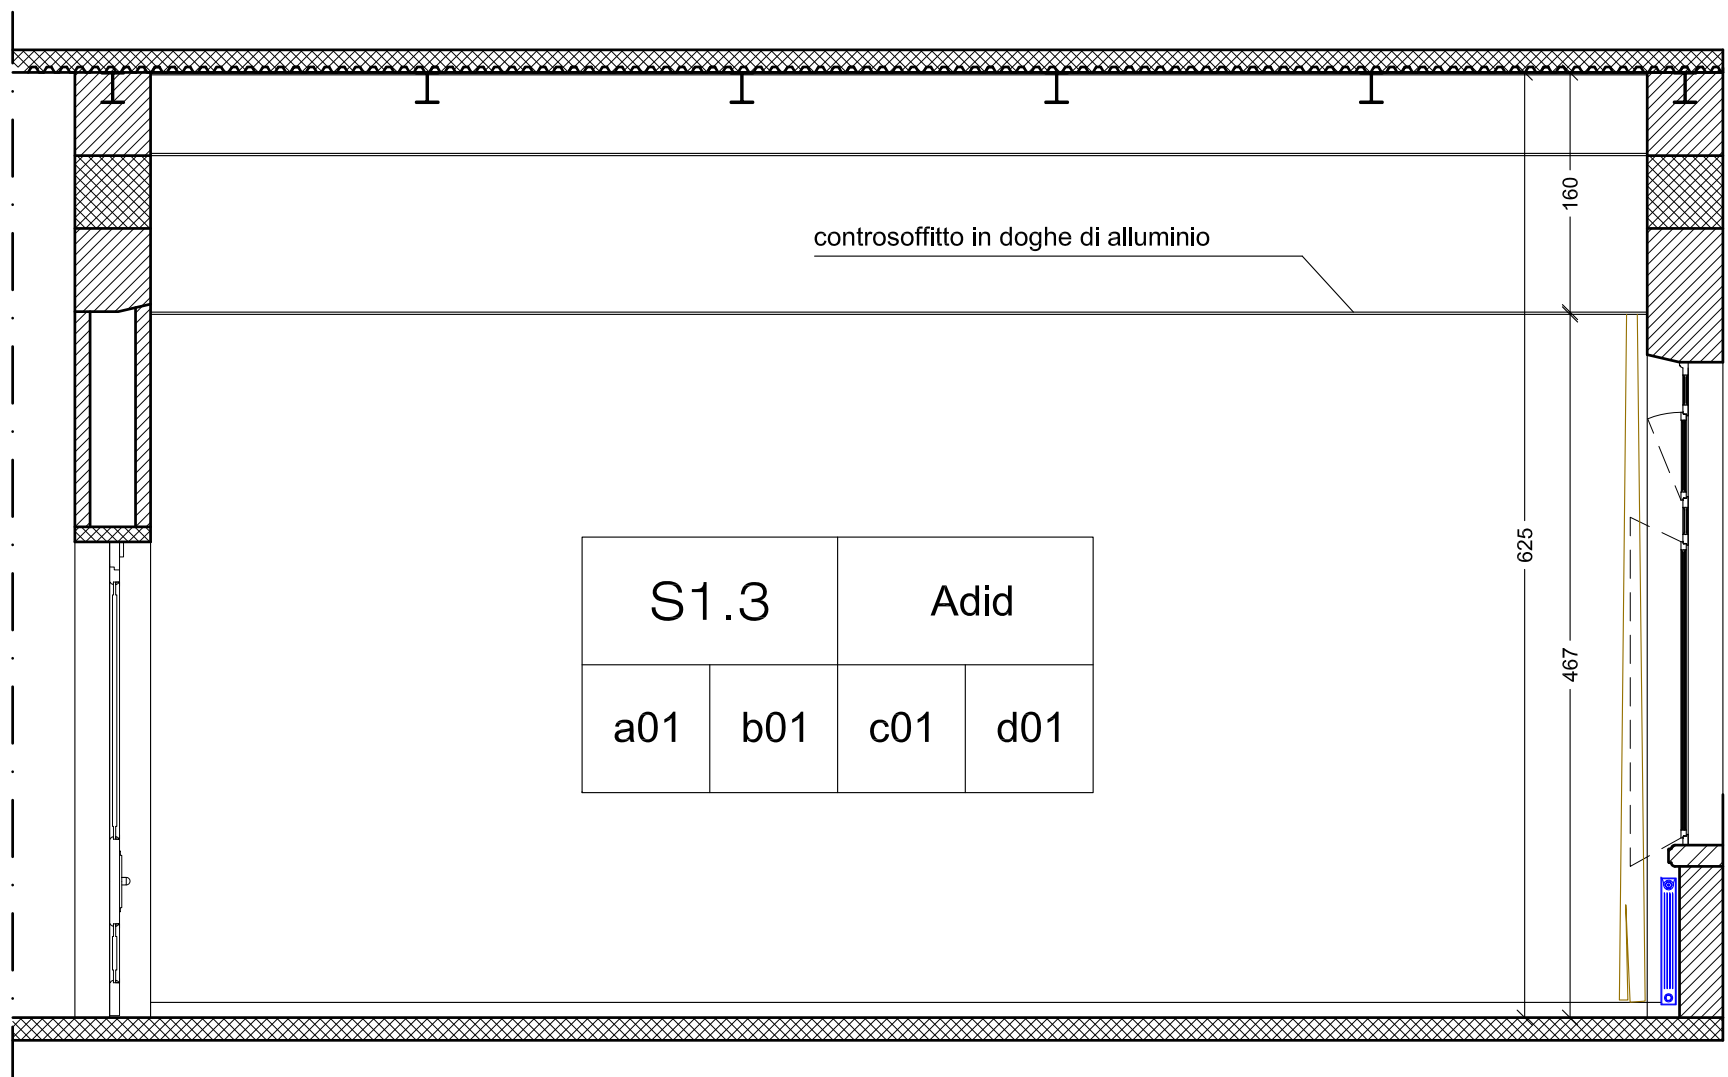

Sezione A-A - scala 1:50

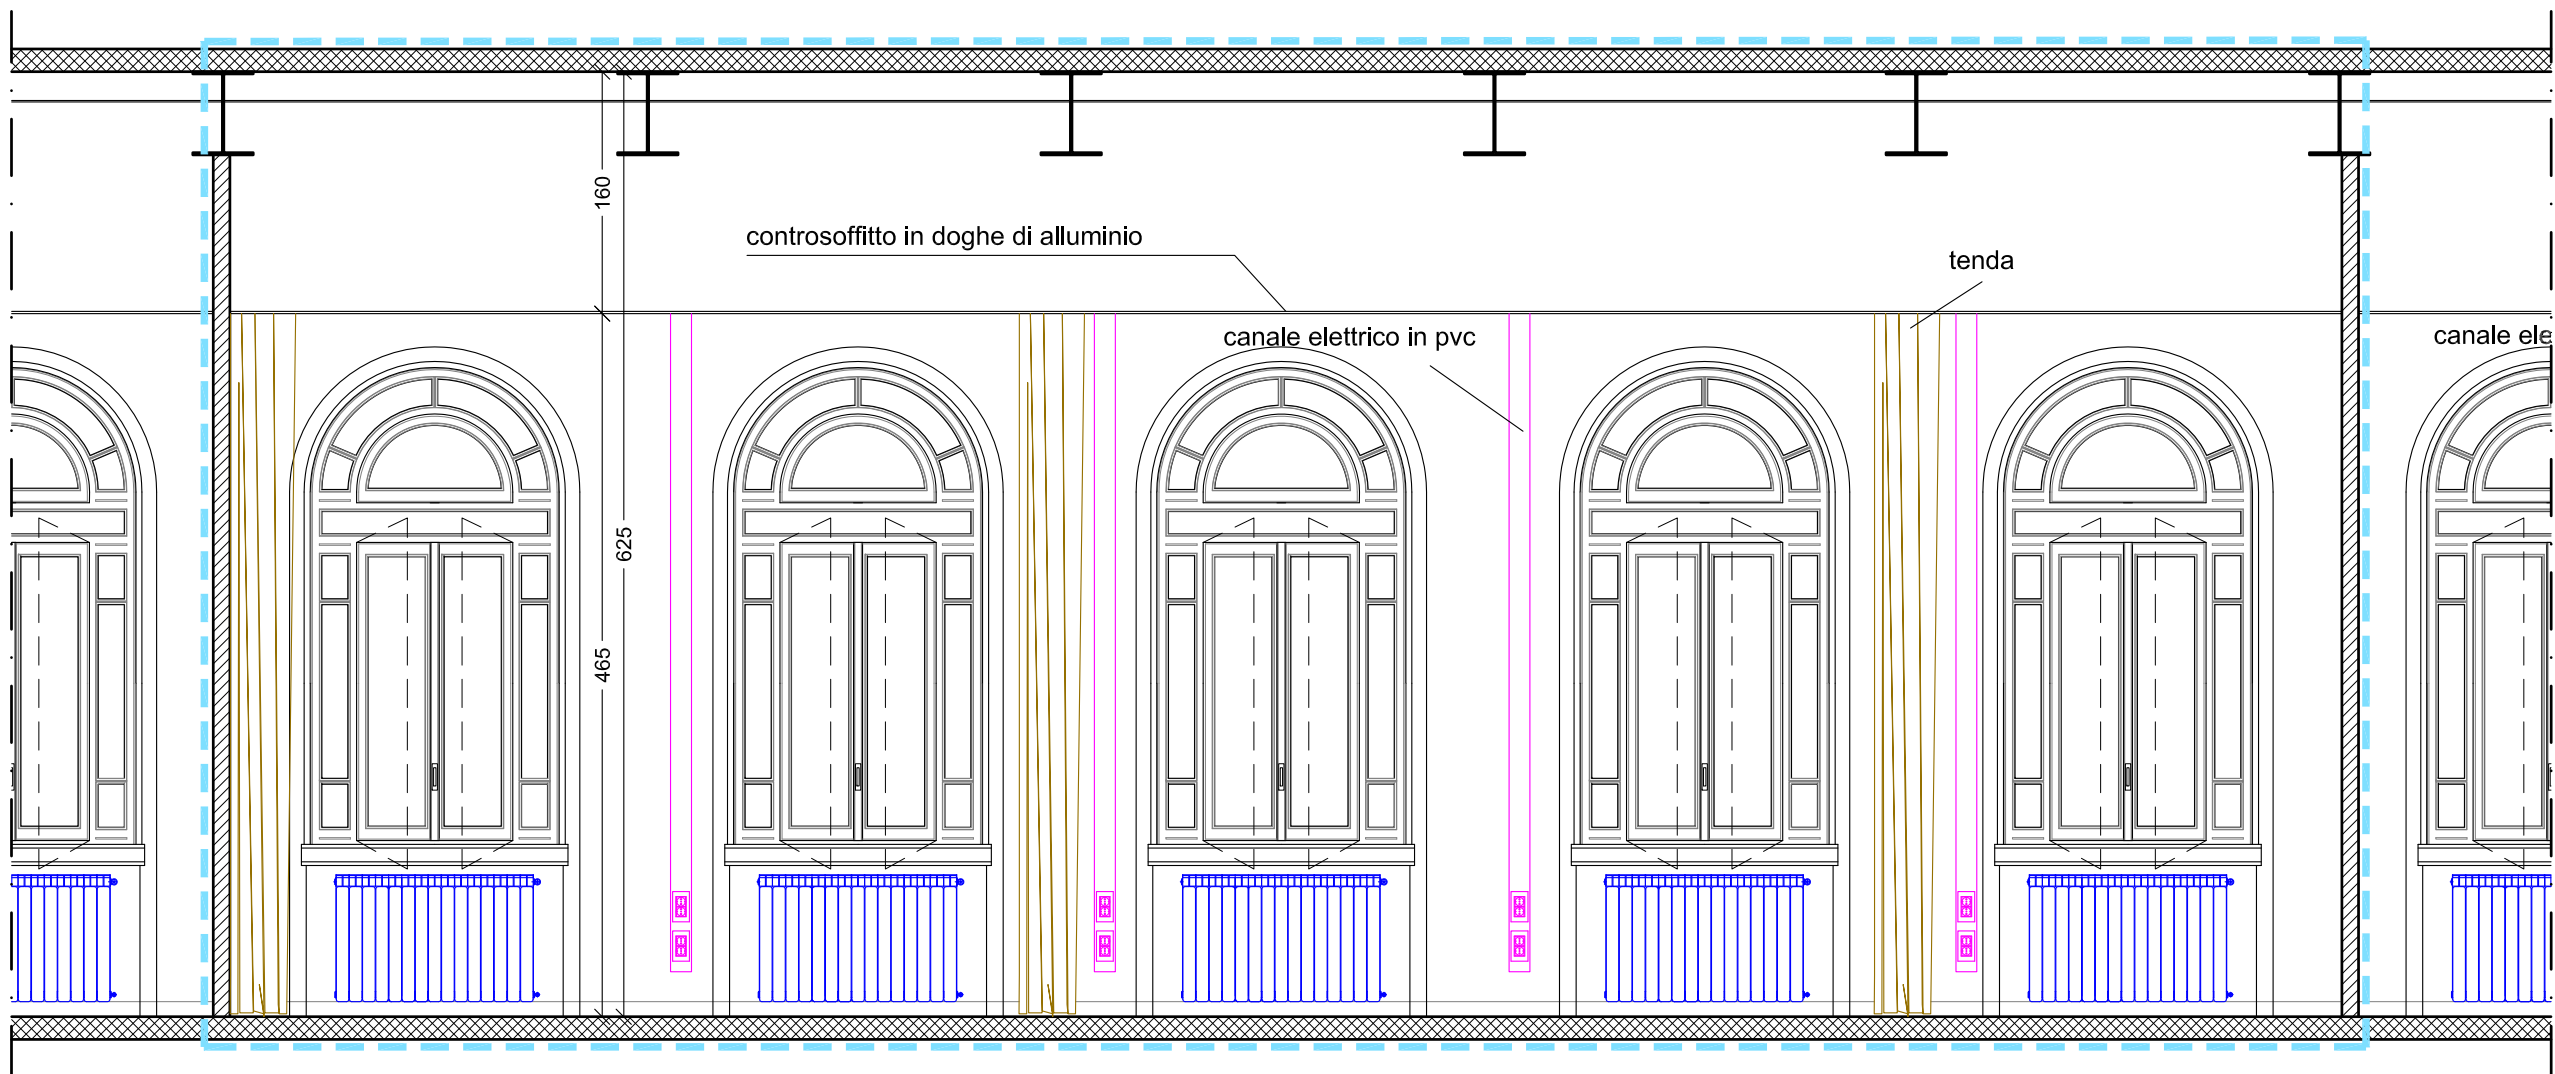

Sezione B-B - scala 1:50

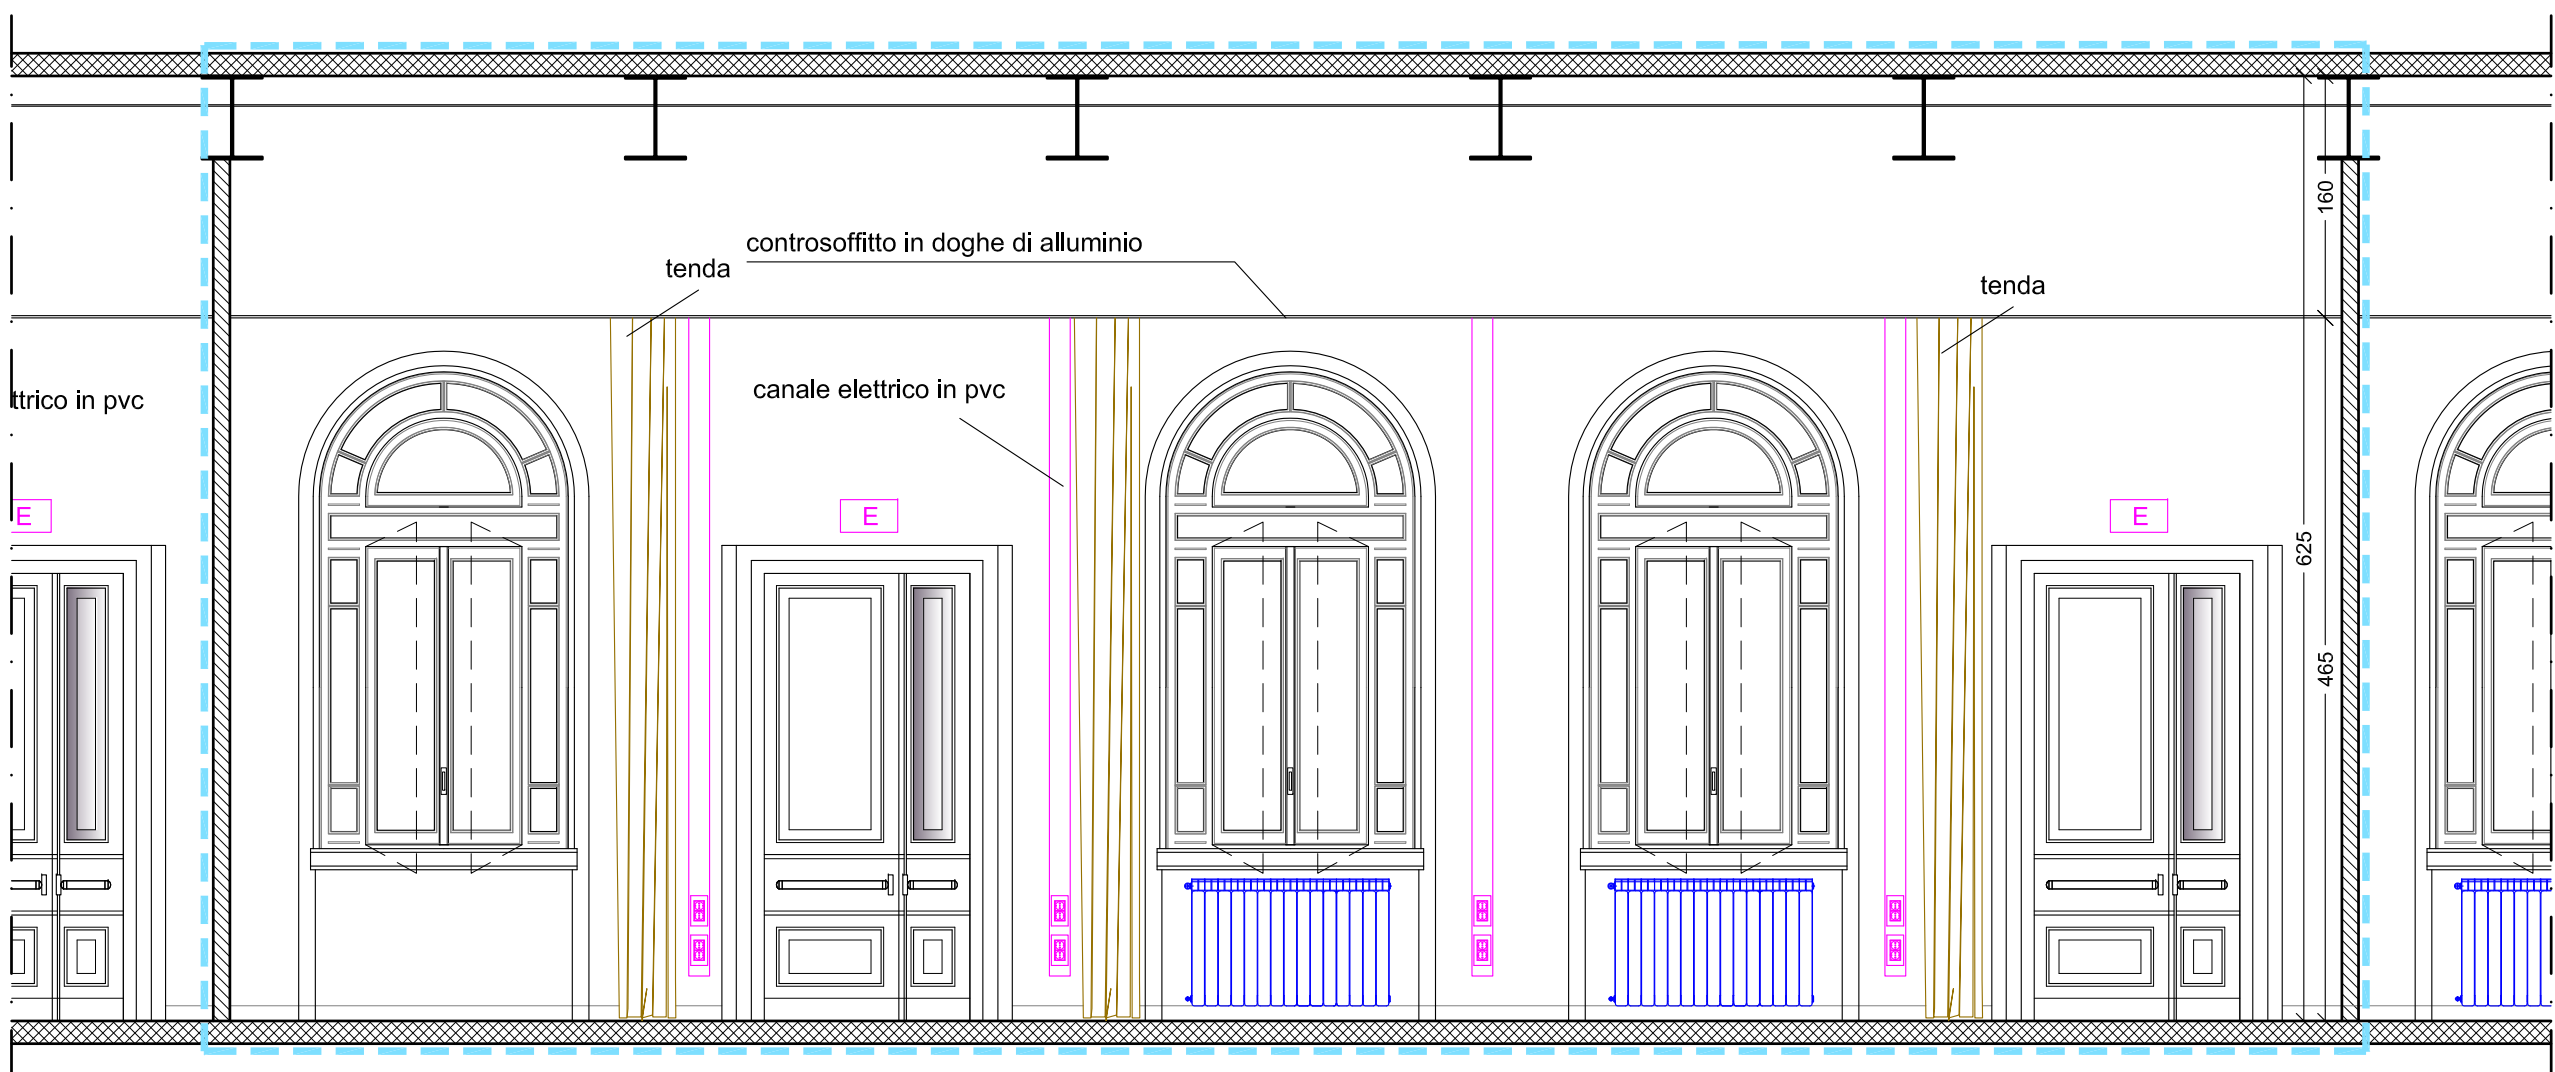


Sezione C-C - scala 1:50



LEGENDA	
	Calcestruzzo armato
	Murature e tavolati
	Ambito di intervento

LEGENDA FINITURE	
Destinazioni d'uso	
Adid	Aula didattica
Adis	Aula da disegno
Ainf	Aula informatica
Pavimenti	
a01	Linoleum a quadrotti
a02	Linoleum a telli
a03	Gomma a telli
Finitura pareti	
b01	Intonaco civile
b02	Rivestimento finito laminato
Controsoffitti	
c01	Doghe di alluminio
c02	Pannelli di alluminio
c03	Pannelli di fibra minerale
Zoccolini	
d01	PVC o similari
d02	Legno

LEGENDA SIMBOLI	
	Quadro Elettrico
	Impianto elettrico e dati cattedra
	Schermo
	Lampada d'emergenza
	Montante elettrico - canale in pvc
	n°4 prese shuko e montante elettrico
	Impianto audio-video cattedra
	Videoproiettore
	Altoparlante
	Radiatore
	Montanti riscaldamento
	Tenda a pacchetto
	Guida scorrimento tende
	Appendibili
	Estintore fisso
	Pulsante allarme antincendio
	Badania alarme antincendio
	Plafoniera 4x18 W
	Plafoniera 2x58 W

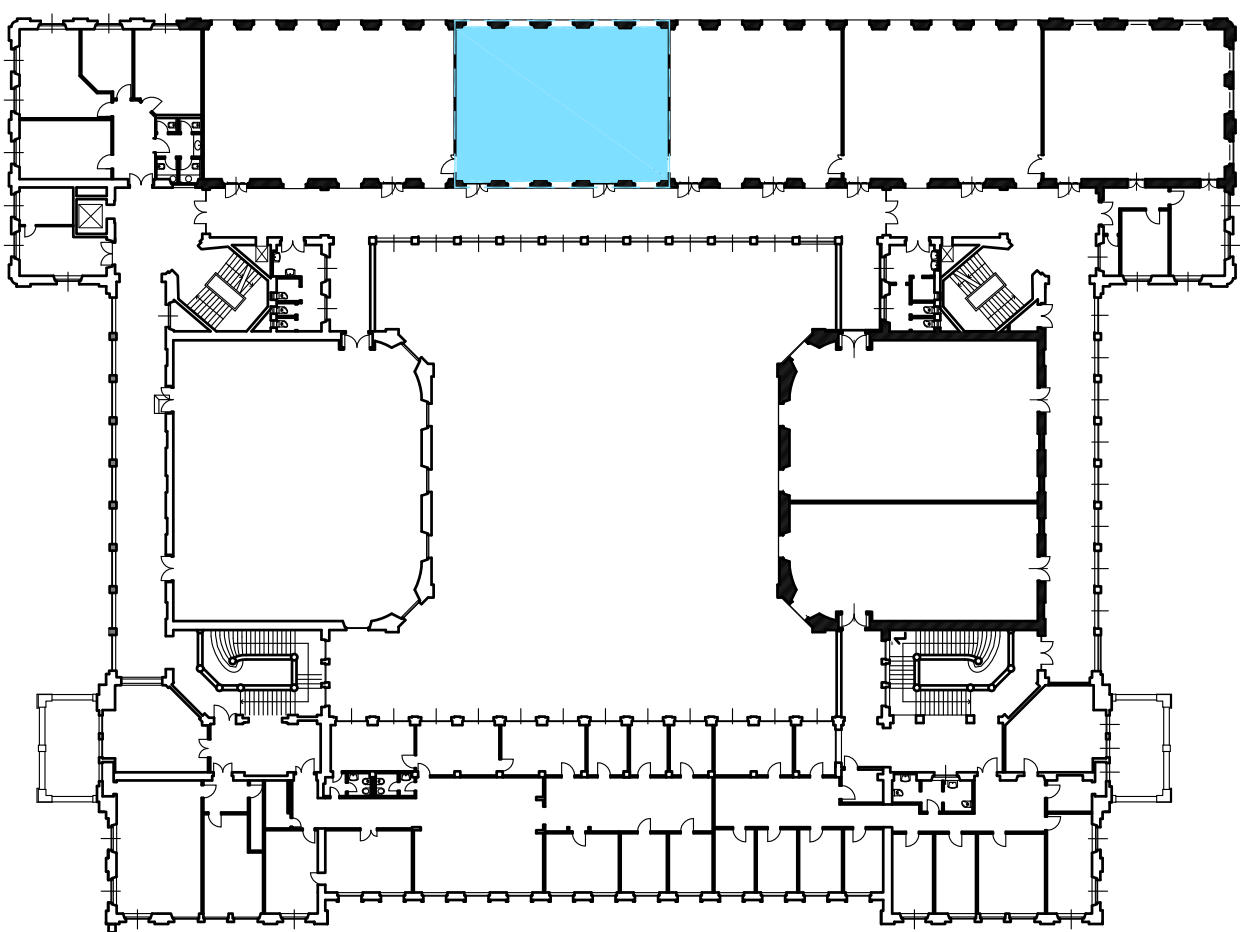

Pianta guida scala 1:500

**POLITECNICO DI MILANO**  
**Area Tecnico Edilizia**  
P.zza Leonardo da Vinci, 32 - 20133 MILANO  
PHONE: +39 02 2399.1 www.polimi.it

Campus:LEONARDO

Edificio N°: 3 - Padiglione sud  
piazza Leonardo da Vinci, 32 - MILANO

Struttura:  
Amministrazione Centrale

Codice\_Lavoro:  
1065\_10

Oggetto:  
REALIZZAZIONE DEGLI IMPIANTI DI RAFFRESCAMENTO  
E RISTRUTTURAZIONE DELLE AULE

PROGETTO ESECUTIVO

Responsabile del Procedimento: arch. Mauro Rizzieri - A.T.E.

Responsabile del Progetto: ing. Gianluca Noto - A.T.E.

Progetto Opere Civili: AREA TECNICO EDILIZIA - ing. Gianluca Noto (R)

Progetto Opere Strutturali: S. T. STRUTTURA ARCHITETTURA - ing. Maurizio Colombo (R)

Progetto Impianti Meccanici: POOL PROFESSIONALE MILANO s.r.l. - ing. Antonio Simonato (R)

Progetto Impianti Elettrici: AREA TECNICO EDILIZIA - ing. Fabio Innao (R)

Verifiche Acustiche: CONSULTIN & MANAGEMENT - ing. Enzo Rendina (R)

Coordinatore per la sicurezza in fase di progettazione: geom. Serafino Celestino

Titolo Tavola		Categoria Tavola	
AULA S1.3 - STATO DI FATTO		OPERE CIVILI	

Codice Tavola		SCALA: varie	PLOTTAGGIO: 1=1	FORMATO: A0	
PROGR.	REVISIONE	FASE	NOTE		
4	5	OC18./	/	/	
3	REVISIONE	27/04/11	G.N.	G.N.	M.R.
2	REVISIONE	14/04/10	G.N.	G.N.	M.R.
1	REVISIONE	05/03/10	G.N.	G.N.	M.R.
0	EMISSIONE				
REV.	DESCRIZIONE	DATA	REDATTO	VERIFICATO	APPROVATO