


LEGENDA	
	Calcestruzzo armato
	Murature e tavolati
	Ambito di intervento

LEGENDA FINITURE	
Destinazioni d'uso	
Adid = Aula didattica	
Adis = Aula da disegno	
Ainf = Aula informatica	
Pavimenti	
a01 = Linoleum a quadrotti	
a02 = Linoleum a teli	
a03 = Gomma a teli	
Finitura pareti	
b01 = Intonaco civile	
b02 = Rivestimento finito laminato	
Controsoffitti	
c01 = Doghe di alluminio	
c02 = Pannelli di alluminio	
c03 = Pannelli di fibra minerale	
Zoccolini	
d01 = PVC o similari	
d02 = Legno	

LEGENDA SIMBOLI	
	Quadro Elettrico
	Impianto elettrico e dati cattedra
	Schermo
	Lampada d'emergenza
	Montante elettrico - canale in pvc
	n°4 prese shuko e montante elettrico
	Impianto audio-video cattedra
	Videoproiettore
	Altoparlante
	Radiatore
	Montanti riscaldamento
	Tenda a pacchetto
	Guida scorrimento tende
	Appendiabiti
	Estintore fisso
	Pulsante allarme antincendio
	Badenia allarme antincendio
	Plafoniera 4x18 W
	Plafoniera 2x58 W

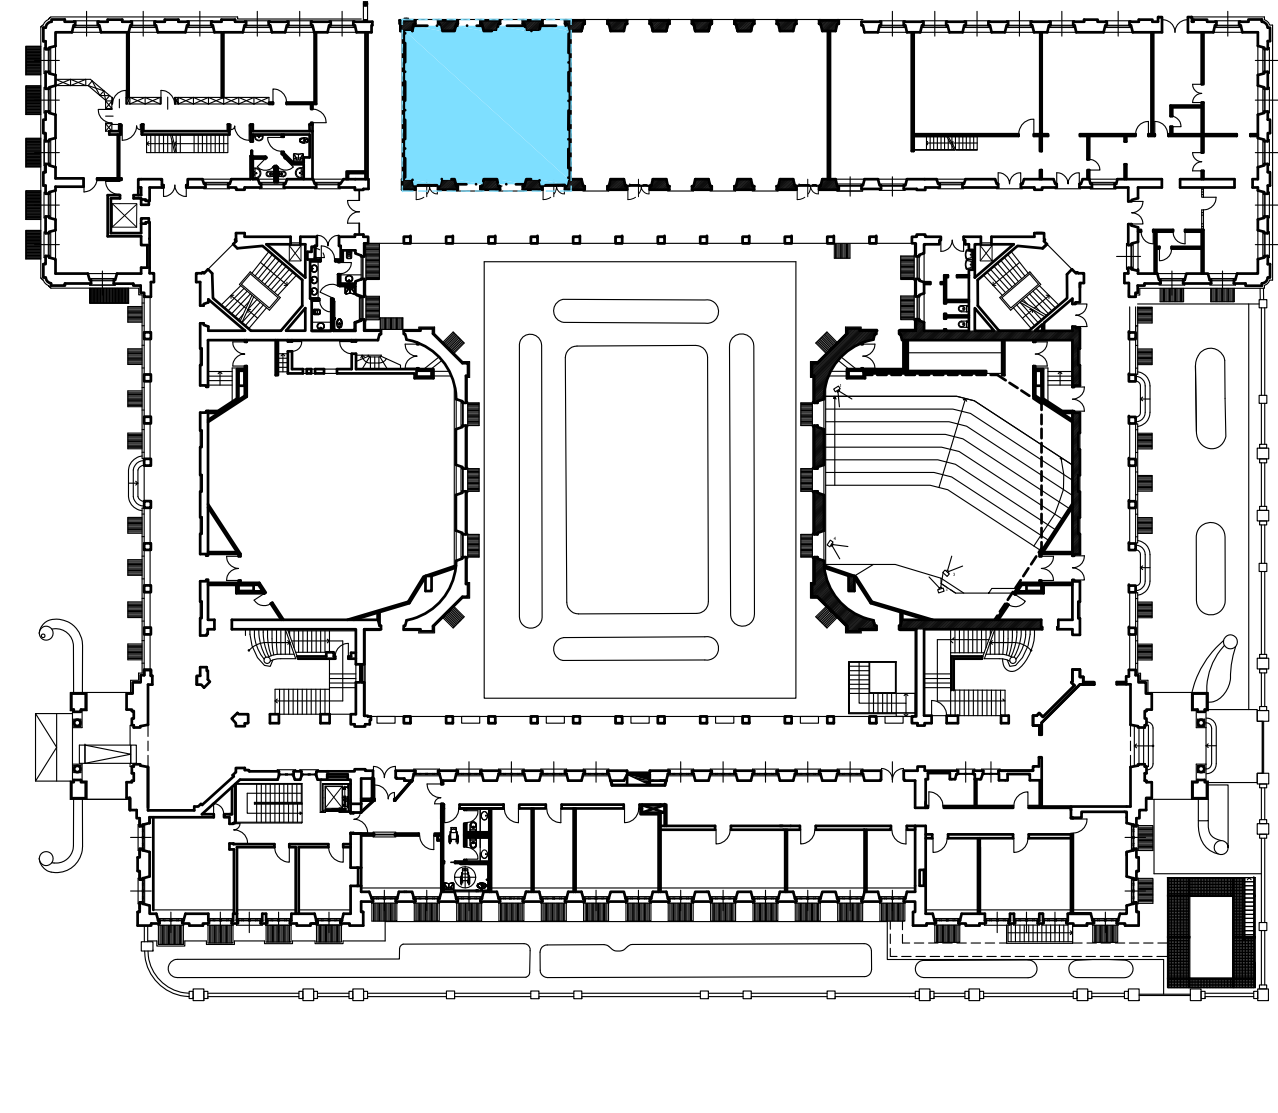

Pianta guida scala 1:500

POLITECNICO DI MILANO

Area Tecnico Edilizia

P.zza Leonardo da Vinci, 32 - 20133 M I L A N O
PHONE: +39 02 2399.1 www.polimi.it

Campus:LEONARDO Edificio N°:3 - Padiglione sud

piazza Leonardo da Vinci, 32 - MILANO

Struttura:
Amministrazione Centrale

Codice Lavoro:
1065_10

Oggetto:
REALIZZAZIONE DEGLI IMPIANTI DI RAFFRESCAMENTO
E RISTRUTTURAZIONE DELLE AULE

PROGETTO ESECUTIVO

Responsabile del Procedimento: arch. Mauro Rizzieri - A.T.E.

Responsabile del Progetto: ing. Gianluca Noto - A.T.E.

Progetto Opere Civili: AREA TECNICO EDILIZIA - ing. Gianluca Noto (R)

Progetto Opere Strutturali: S. T. STRUTTURA ARCHITETTURA - ing. Maurizio Colombo (R)

Progetto Impianti Meccanici: POOL PROFESSIONALE MILANO s.r.l. - ing. Antonio Simonato (R)

Progetto Impianti Elettrici: AREA TECNICO EDILIZIA - ing. Fabio Innao (R)

Verifiche Acustiche: CONSULTIN & MANAGEMENT - ing. Enzo Rendina (R)

Coordinatore per la sicurezza in fase di progettazione: geom. Serafino Celestino

Titolo Tavola		Categoria Tavola	
AULA S0.4 - STATO DI FATTO		OPERE CIVILI	

Codice Tavola		SCALA: varie	PLOTTAGGIO: 1=1	FORMATO: A0
PROGR.	NOME FILE:	41-43_PIANO_REALIZATO_SDF.dwg		
41	OC14	/	/	/
3	2	REVISIONE	28/04/11	G.N.
1	REVISIONE	14/04/10	G.N.	G.N.
0	REVISIONE	05/03/10	G.N.	G.N.
REV.	DESCRIZIONE	DATA	REDATTO	VERIFICATO